





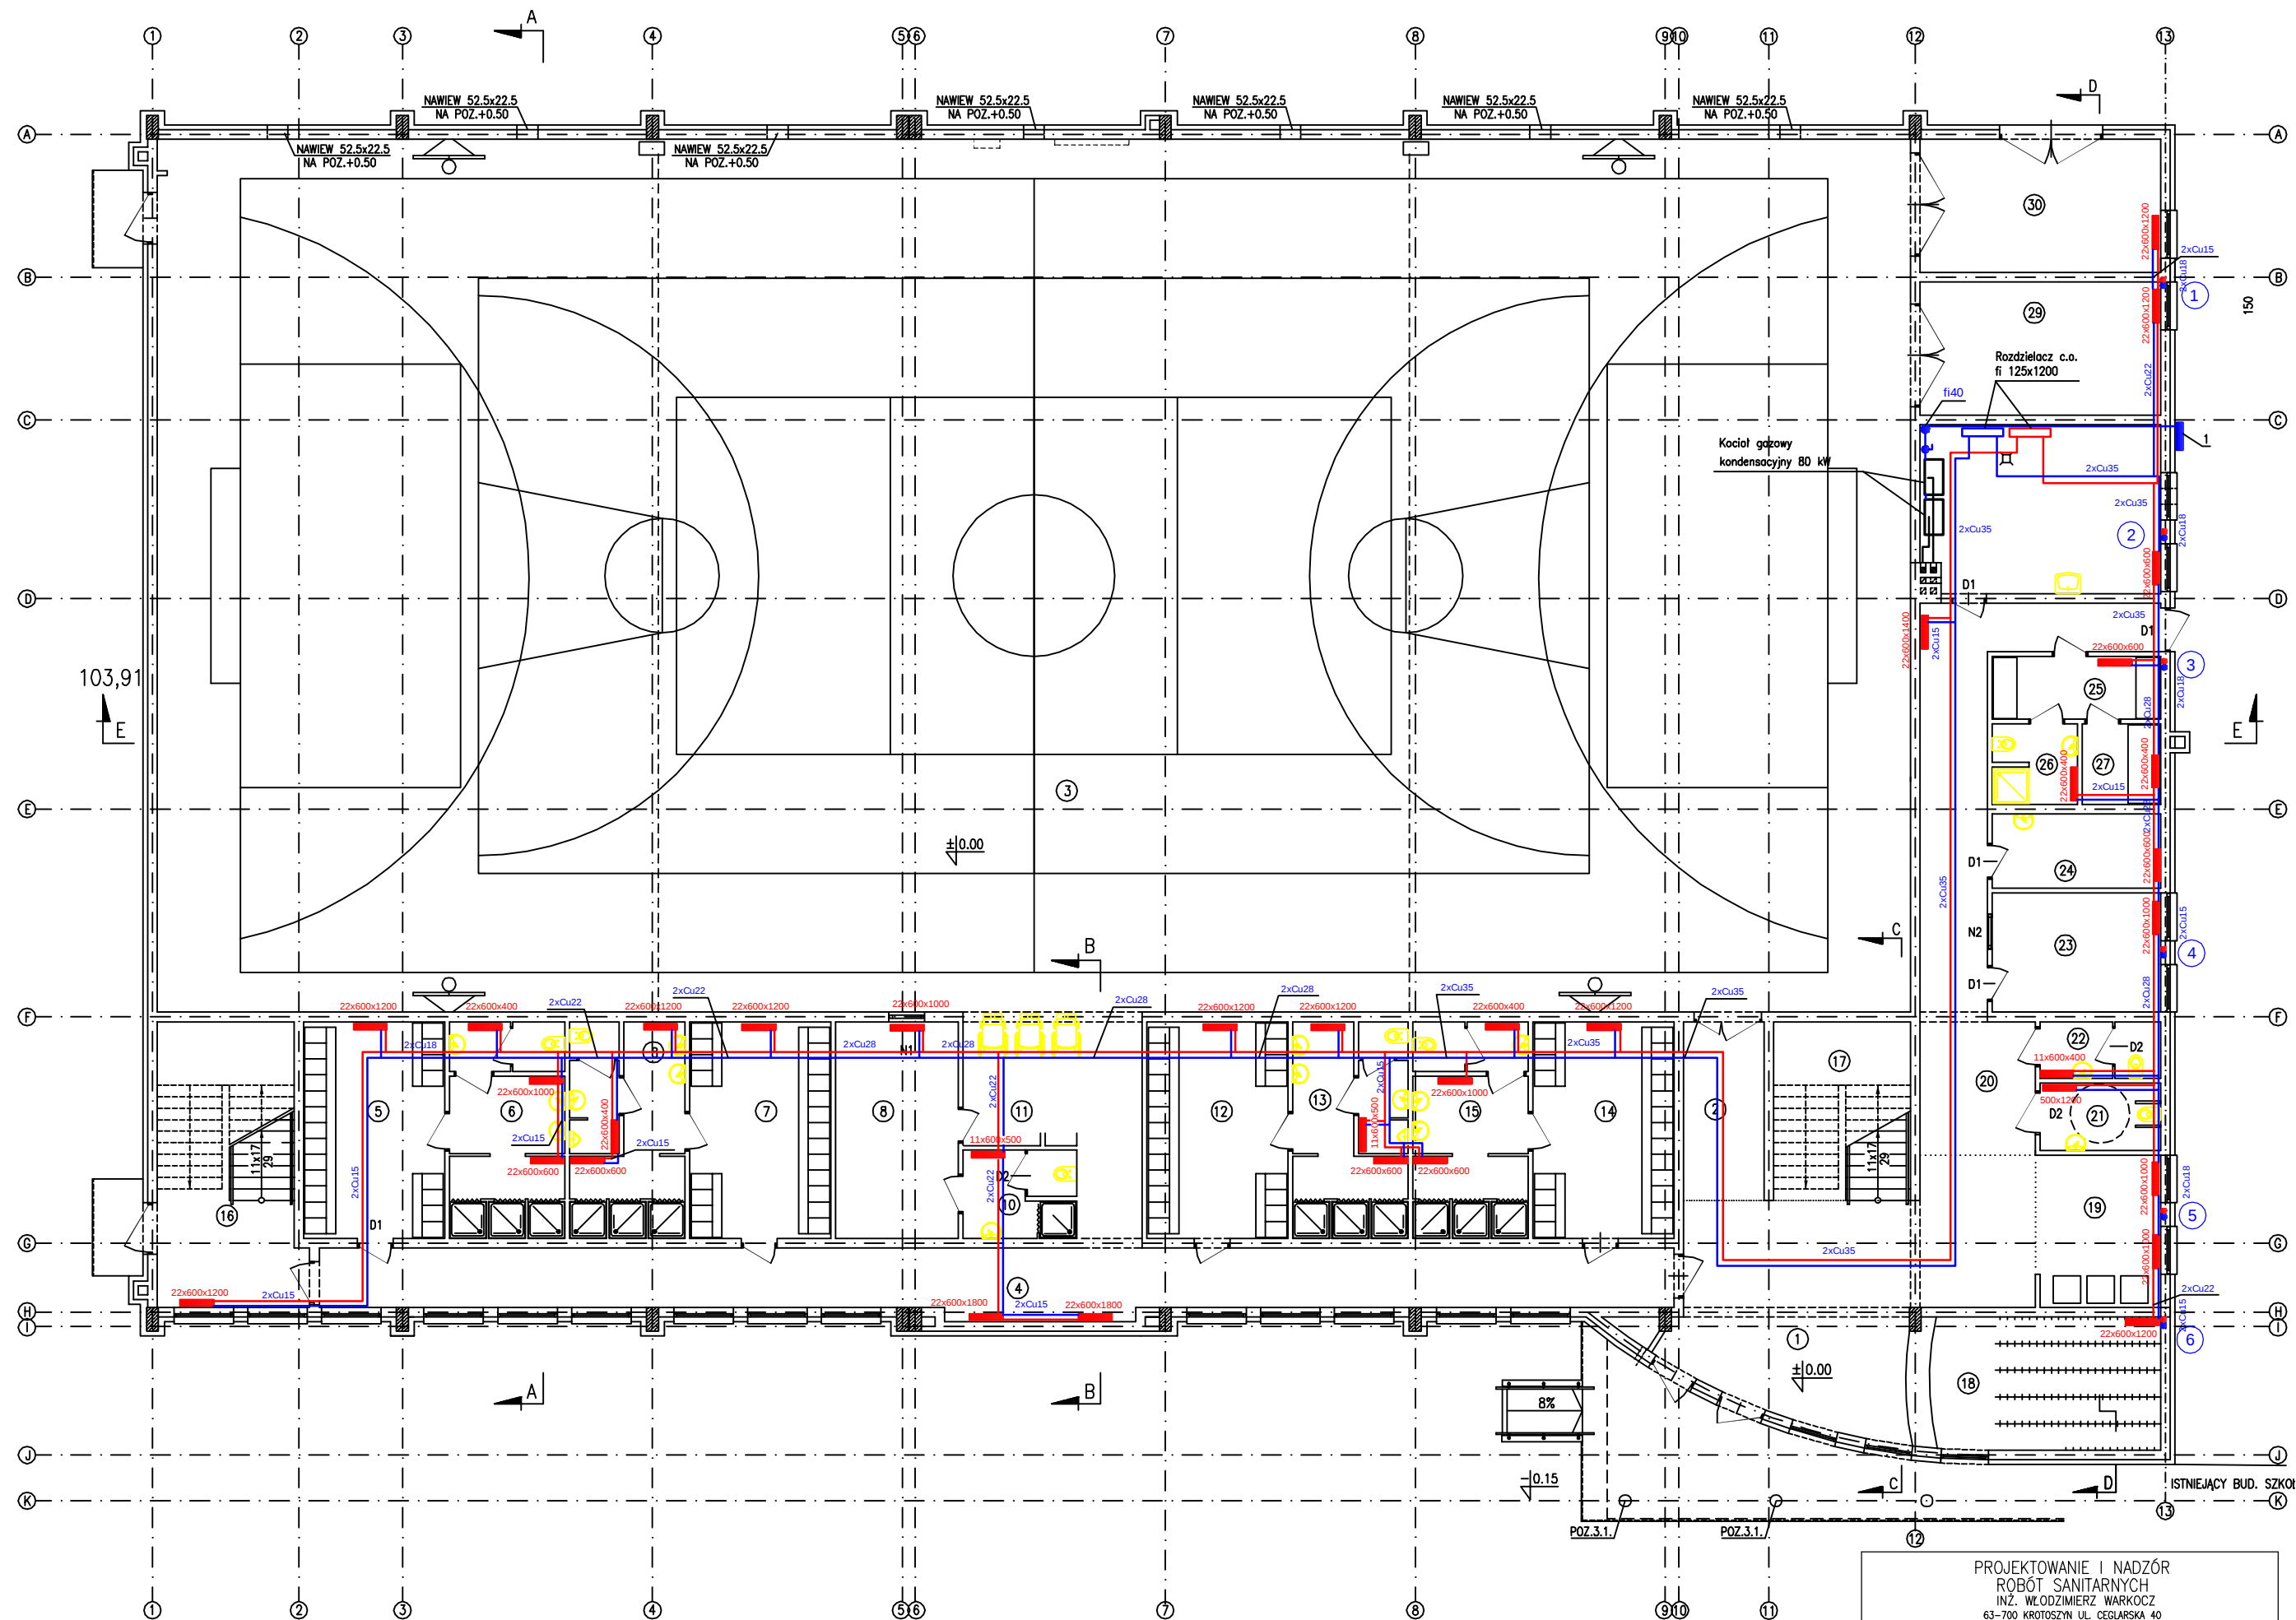

1 – Szafka przyłączeniowa gazu 1200x600x250 mm


PROJEKTOWANIE I NADZÓR ROBÓT SANITARNYCH INŻ. WŁODZIMIERZ WARKOCZ 63-700 KROTOSZYN UL. CEGLIARSKA 40		
TYTUŁ RYS. RZUT PARTERU – Instalacja c.o. i gazu	SKALA	
NAMIA INWESTYCJI Hala Środowiskowo – Sportowa	1:100	
INWESTOR Gmina Kobylin, ul. Rynek Marszałka J. Piłsudskiego 1	NR RYSUNKU	3
ADRES ul. 3 Maja 9 dz.nr 2238	DATA	06.2008
INWESTYCJA 63-740 Kobylin	PODPIS	06.2008
AUTOR INŻ. WŁODZIMIERZ WARKOCZ UAN 7342-37/93		
PROJEKT MGR PRZEMYSŁAW WARKOCZ		

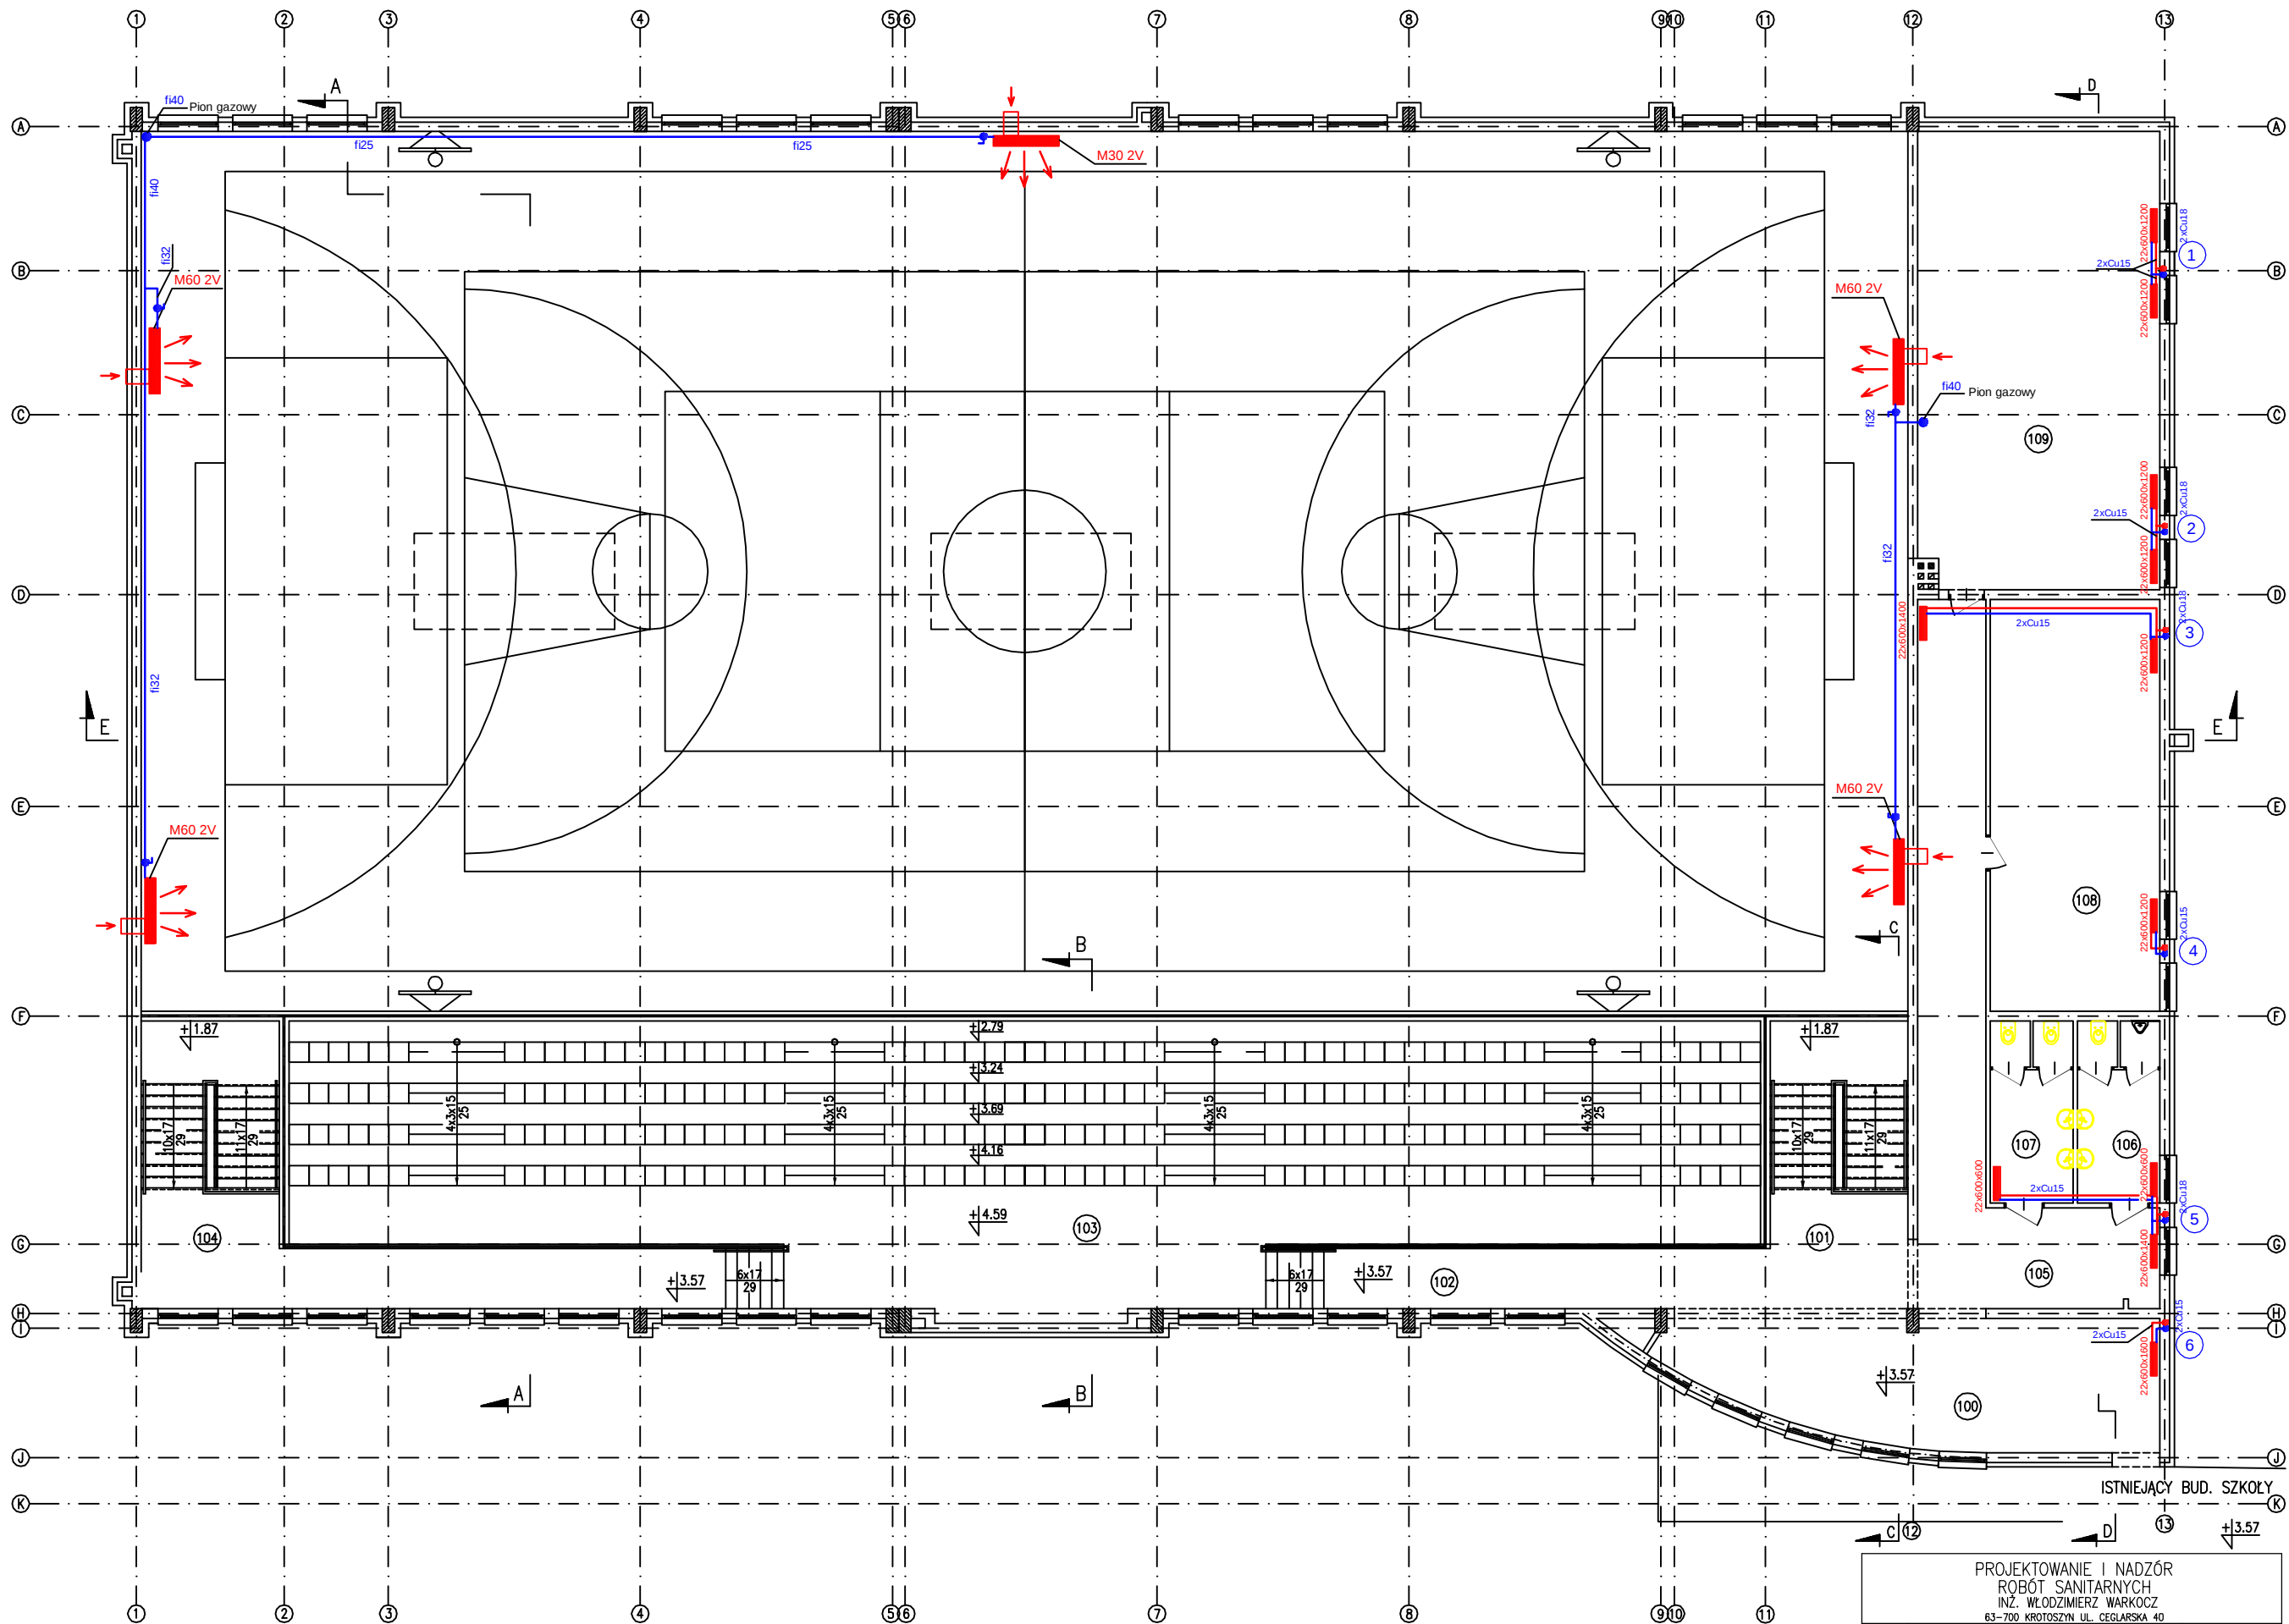


M60 2V - Nagrzewnica nadmuchowa gazowa o mocy 60 kW z komorą mieszania + sterowanie (masa 108 kg, 670W) wyrzut spalin fi 133 ponad dach, czerpnie świeżego powietrza fi 113 przez ścianę zewnętrzną.

M30 2V - Nagrzewnica nadmuchowa gazowa o mocy 30 kW z komorą mieszania + sterowanie (masa 68 kg, 340W) wyrzut spalin fi 133 ponad dach, czerpnie świeżego powietrza fi 113 przez ścianę zewnętrzną.


PROJEKTOWANIE I NADZÓR RÓBÓT SANITARNYCH INŻ. WŁODZIMIERZ WARKOCZ 63-700 KRÓTOSZYN UL. CIEGLARSKA 40			
TYTUŁ RYS.	RZUT PIĘTRA - Instalacja c.o. i gazu	SKALA	
NAZWA INWESTYCJI	Hala Środowiskowo - Sportowa	1:100	
INWESTOR	Gmina Kobylin, ul. Rynek Marszałka J. Piłsudskiego 1	NR RYSUNKU	
ADRES INWESTYCJI	ul. 3 Maja 9 dz.nr 2238 63-740 Kobylin	4	
AUTOR PROJEKTU	INŻ. WŁODZIMIERZ WARKOCZ UAN 7342-37/93	DATA	PODPIS
	MGR PRZEMYSŁAW WARKOCZ	06.2008	06.2008

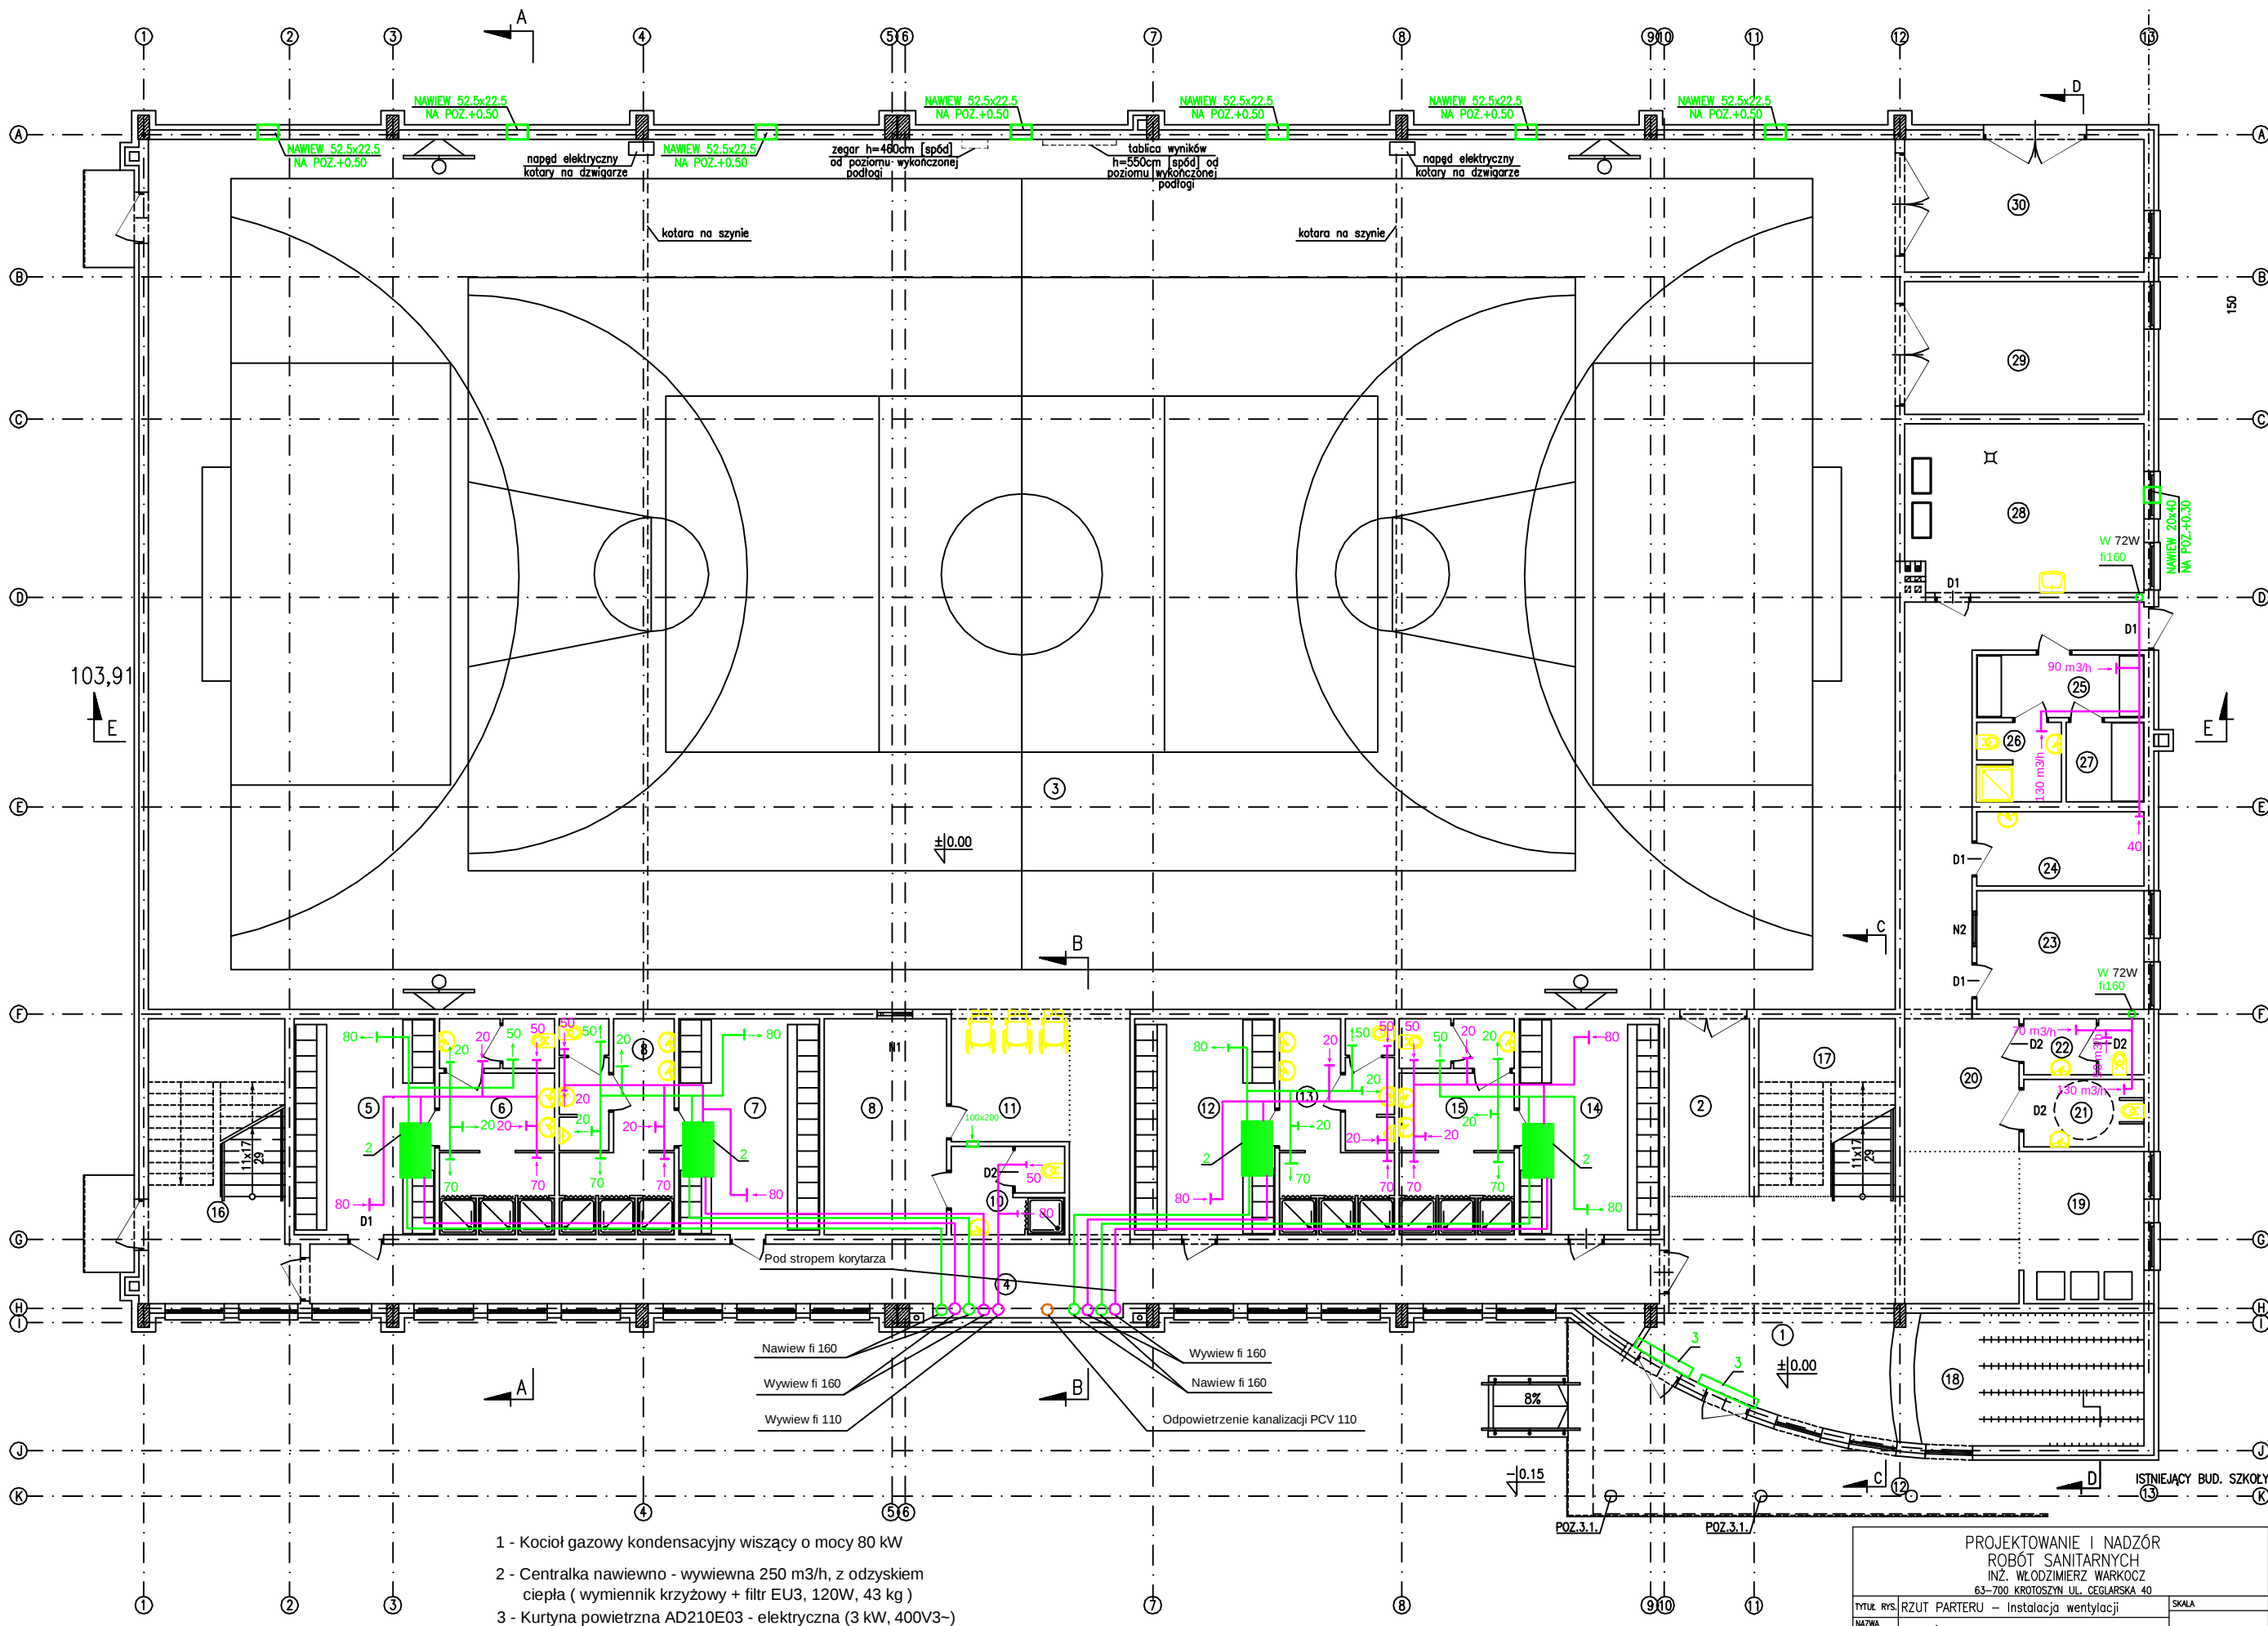

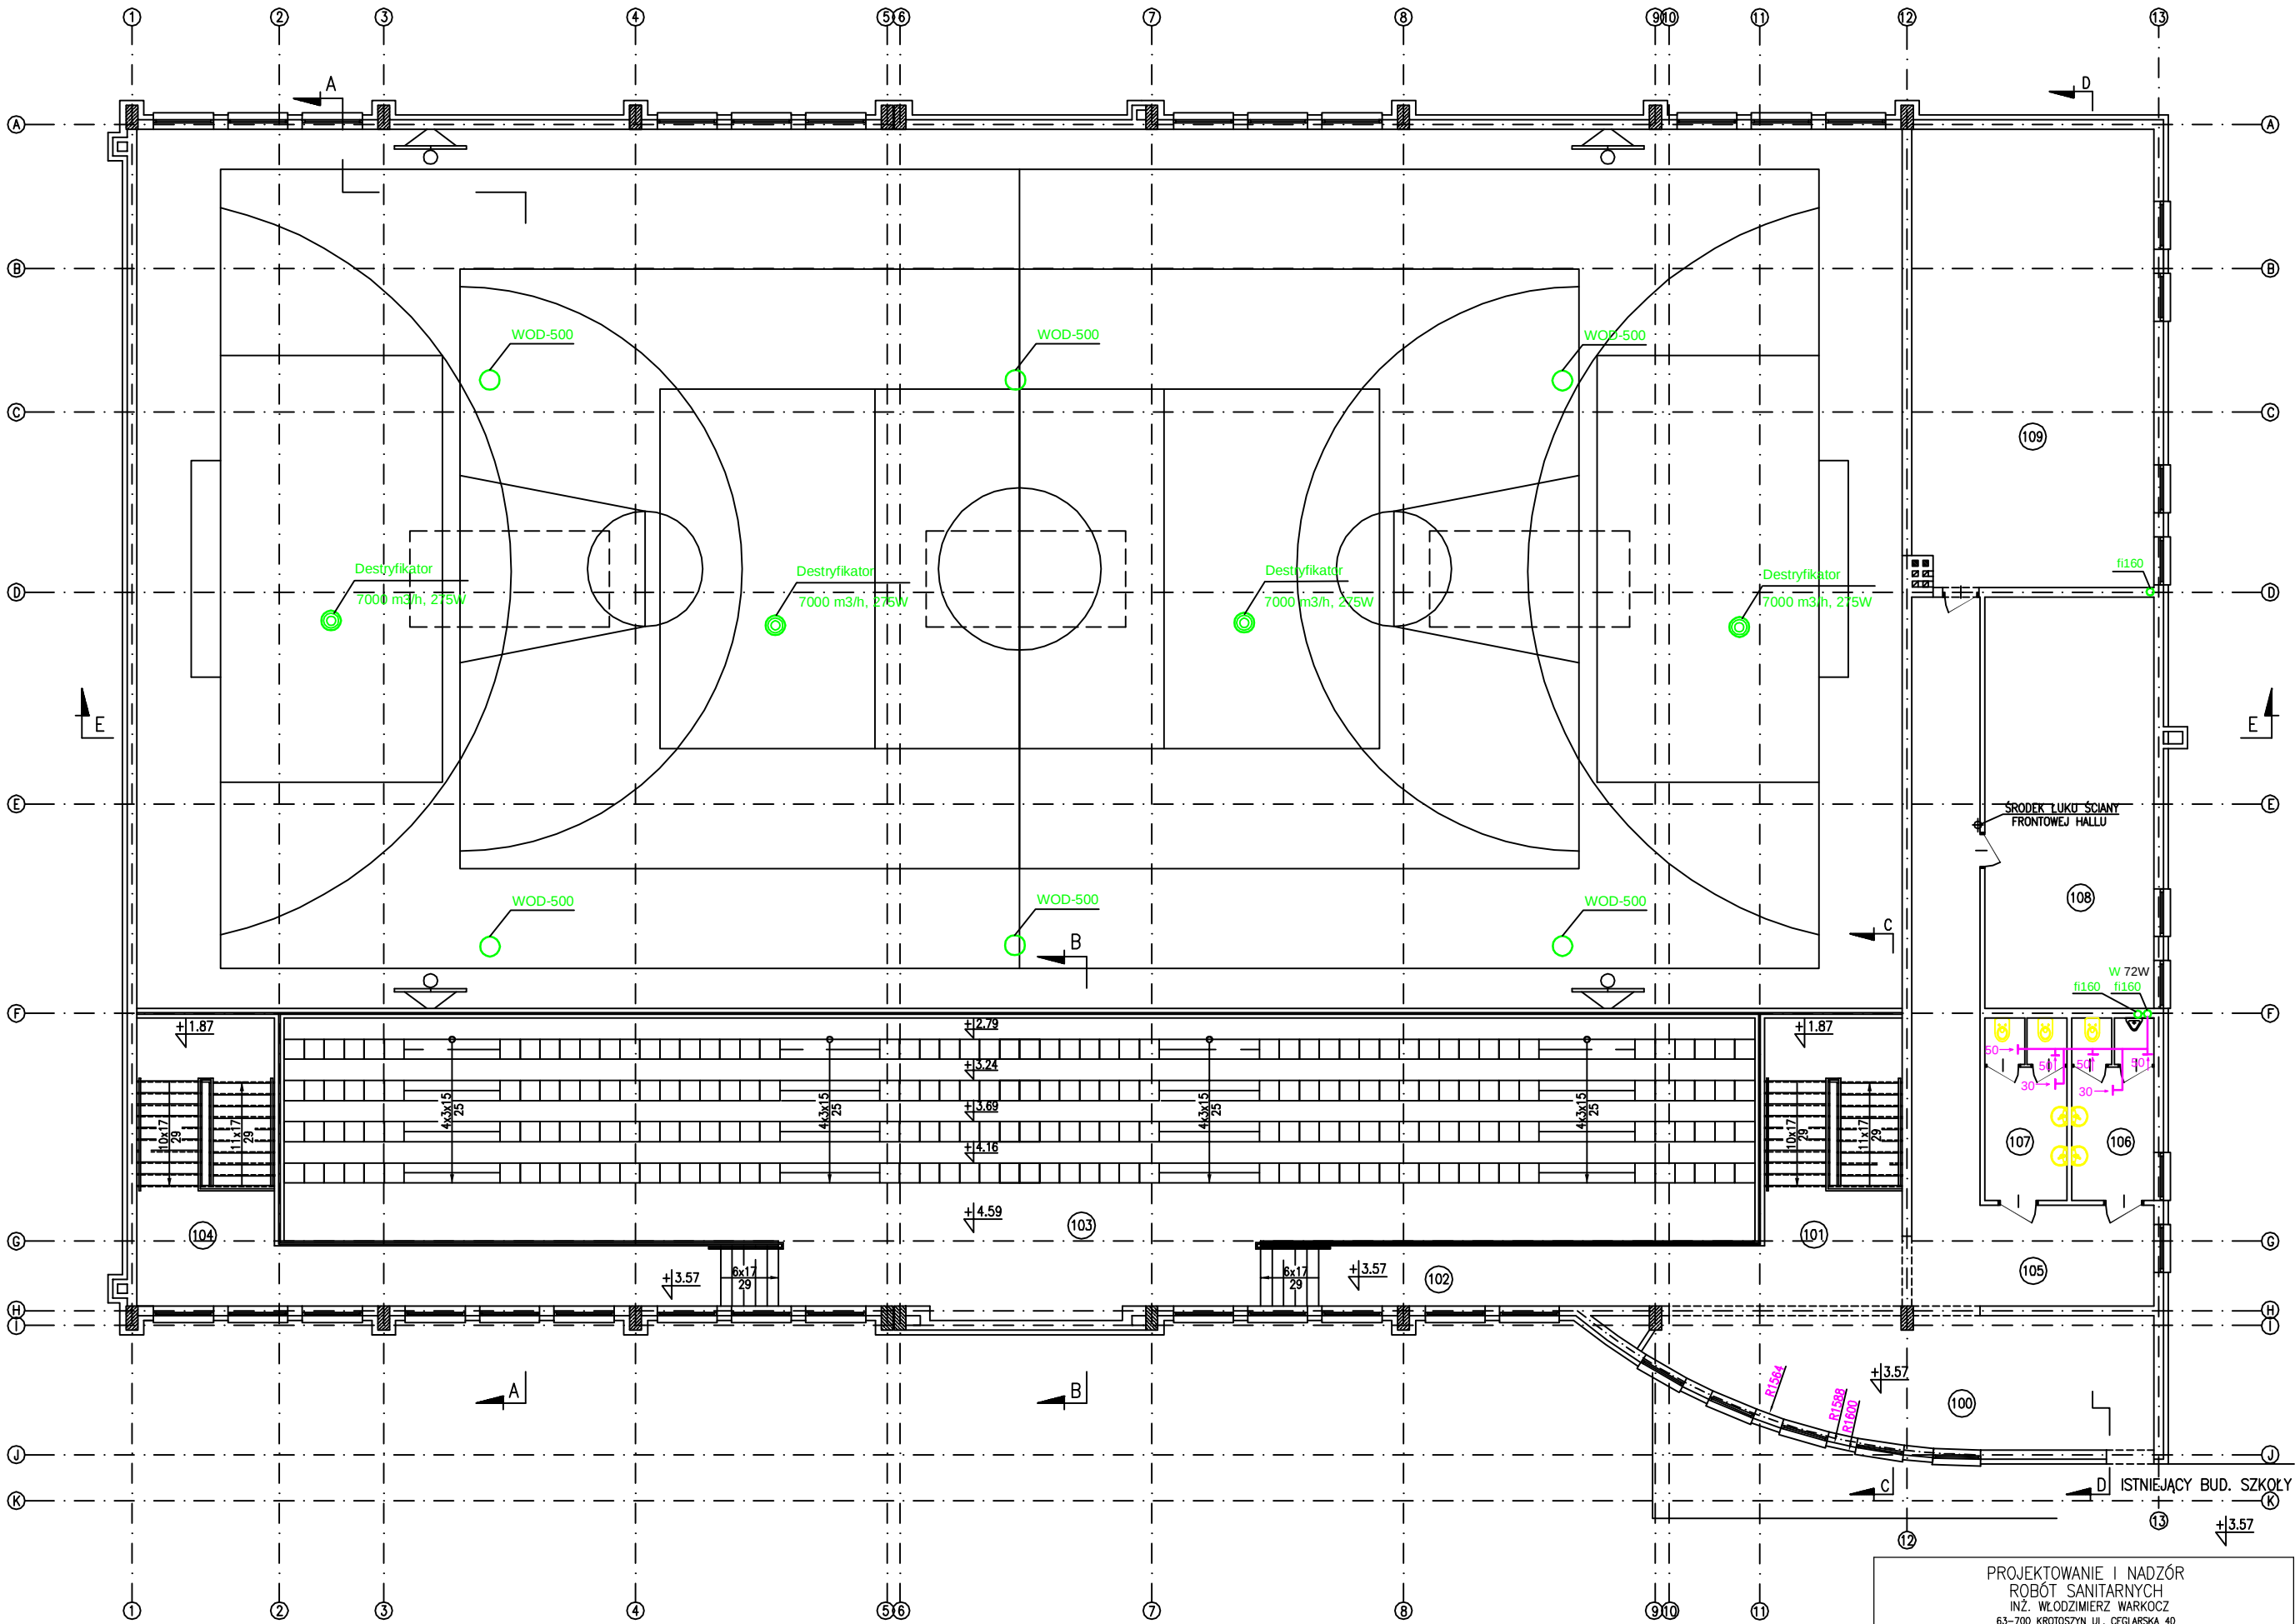

WOD-500 - Wentylator dachowy fi 500 [5000m3/h, 570W]
z podstawą dachową i przepustnicą elektryczną
(masa 22 kg + 15 kg = 37 kg).

PROJEKTOWANIE I NADZÓR RÓBÓT SANITARNYCH INŻ. WŁODZIMIERZ WARKOCZ 63-700 KROTOSZYN UL. CIEGLARSKA 40			SKALA
TYTUŁ RYS.	RZUT PIĘTRA - Instalacja wentylacji	1:100	
NAZWA INWESTYCJI	Hala Środowiskowo - Sportowa	NR RYSUNKU	
INWESTOR	Gmina Kobylin, ul. Rynek Marszałka J. Piłsudskiego 1	6	
ADRES INWESTYCJI	ul. 3 Maja 9 dz.nr 2238 63-740 Kobylin	DATA	PODPIS
AUTOR PROJEKTU	INŻ. WŁODZIMIERZ WARKOCZ UAN 7342-37/93	06.2008	
	MGR PRZEMYSŁAW WARKOCZ	06.2008	

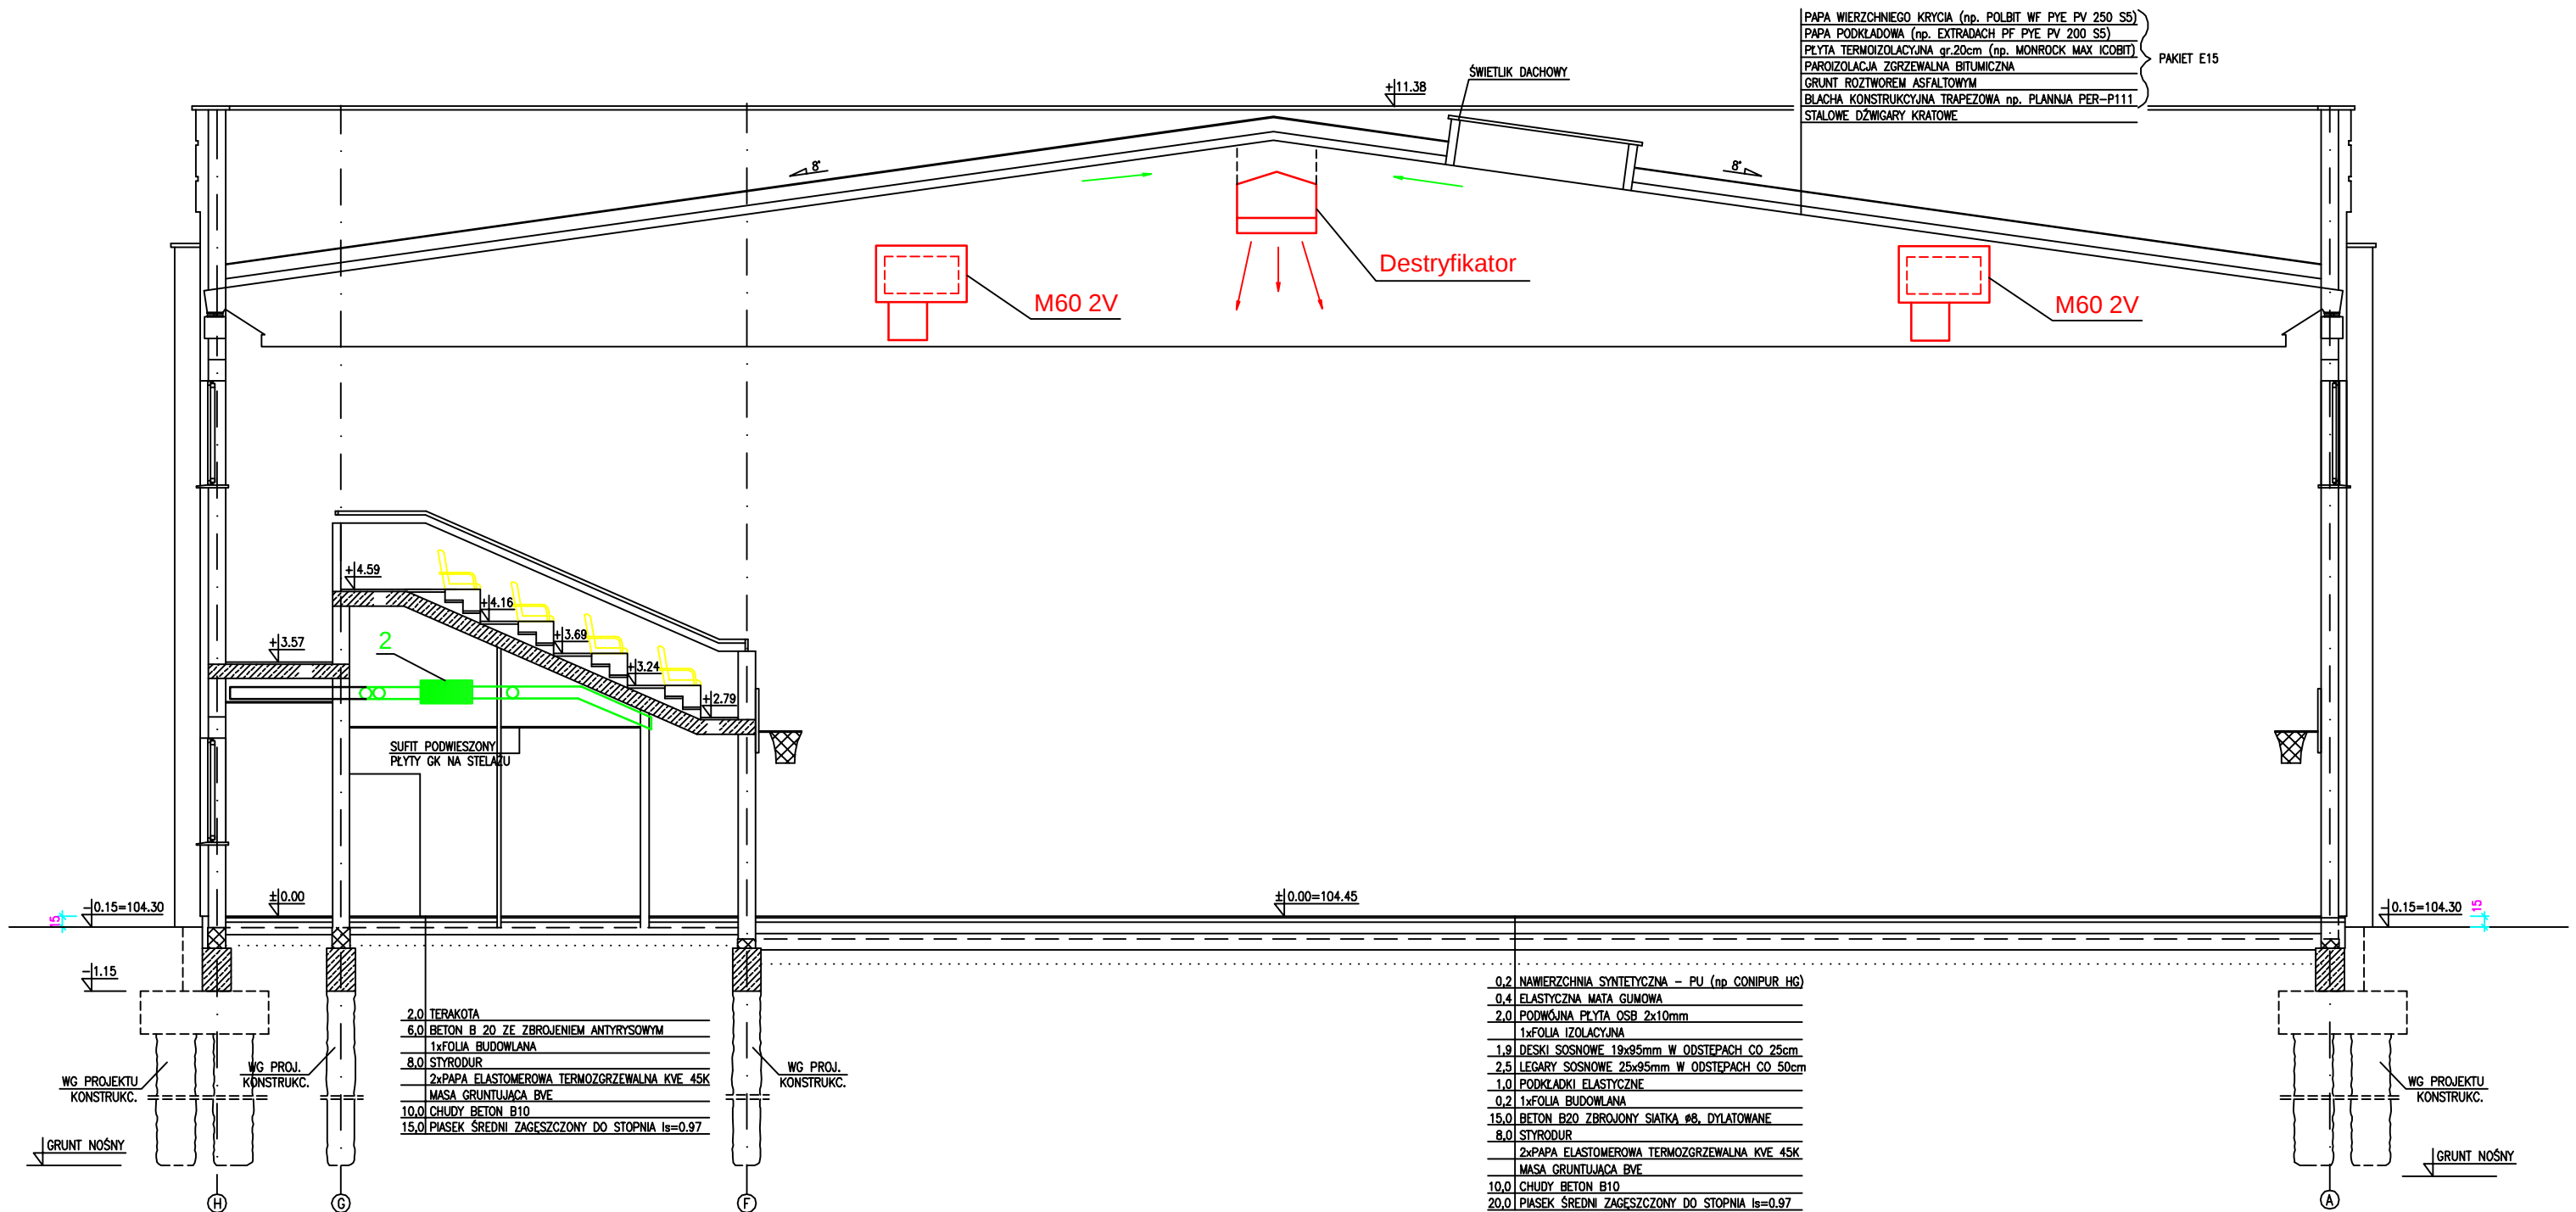

M60 2V - Nagrzewnica nadmuchowa gazowa o mocy 60 kW z komorą mieszania + sterowanie (masa 108 kg, 670W) wyrzut spalin fi 133 ponad dach, czerpnie świeżego powietrza fi 113 przez ścianę zewnętrzną.

2 - Centralka nawiewno - wywiewna 250 m3/h, z odzyskiem ciepła (wymiennik krzyżowy + filtr EU3, 120W, 43 kg)

PROJEKTOWANIE I NADZÓR ROBÓT SANITARNYCH INŻ. WŁODZIMIERZ WARKOCZ 63-700 KROTOSZYN UL. CEGLARSKA 40			
TYTUŁ RYS.	Przekrój Hali Sportowej	SKALA	
NAZWA INWESTYCJI	Hala Środowiskowo – Sportowa	1:100	
INWESTOR	Gmina Kobylin, ul. Rynek Marszałka J. Piłsudskiego 1	NR RYSUNKU	
ADRES INWESTYCJI	ul. 3 Maja 9 dz.nr 2238 63-740 Kobylin	7	
AUTOR PROJEKTU	INŻ. WŁODZIMIERZ WARKOCZ UAN 7342-37/93 MGR PRZEMYSŁAW WARKOCZ	DATA	PODPIS
		06.2008	
		06.2008	



Gredi-profile V2.0. Projekt: "Kanalizacja deszczowa - sala Kobylin.prtr", sekcja: "D5 - Rd1", skala: 1 : 100, strona: 1-1 (1)



PRZĘKRÓJ KANALIZACJI DESZCZOWEJ

D5 - Rd1

Poziom porównawczy 100,00 m n.p.m.

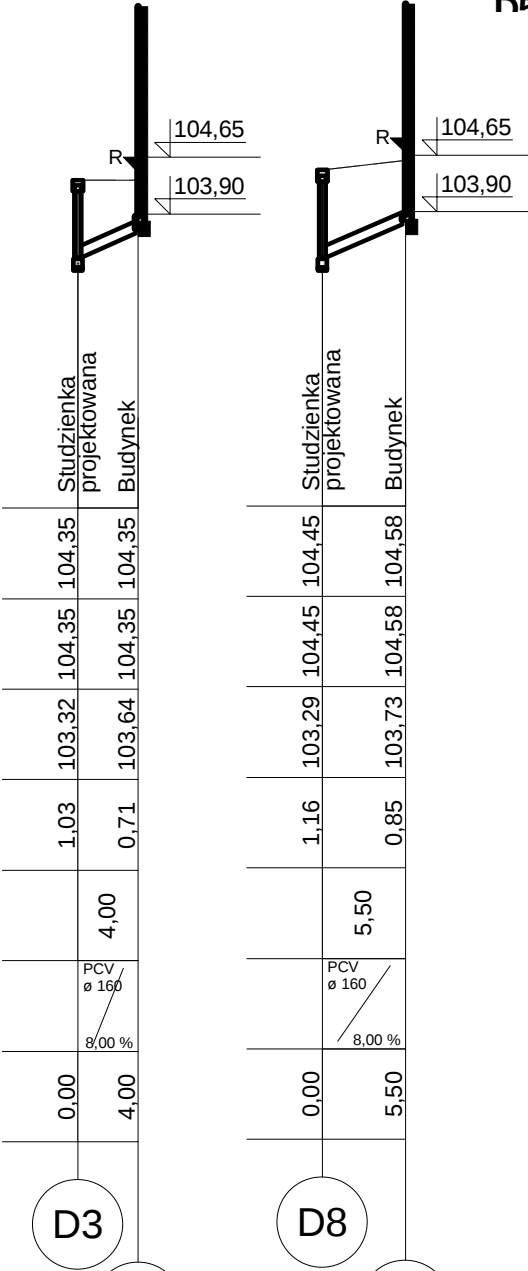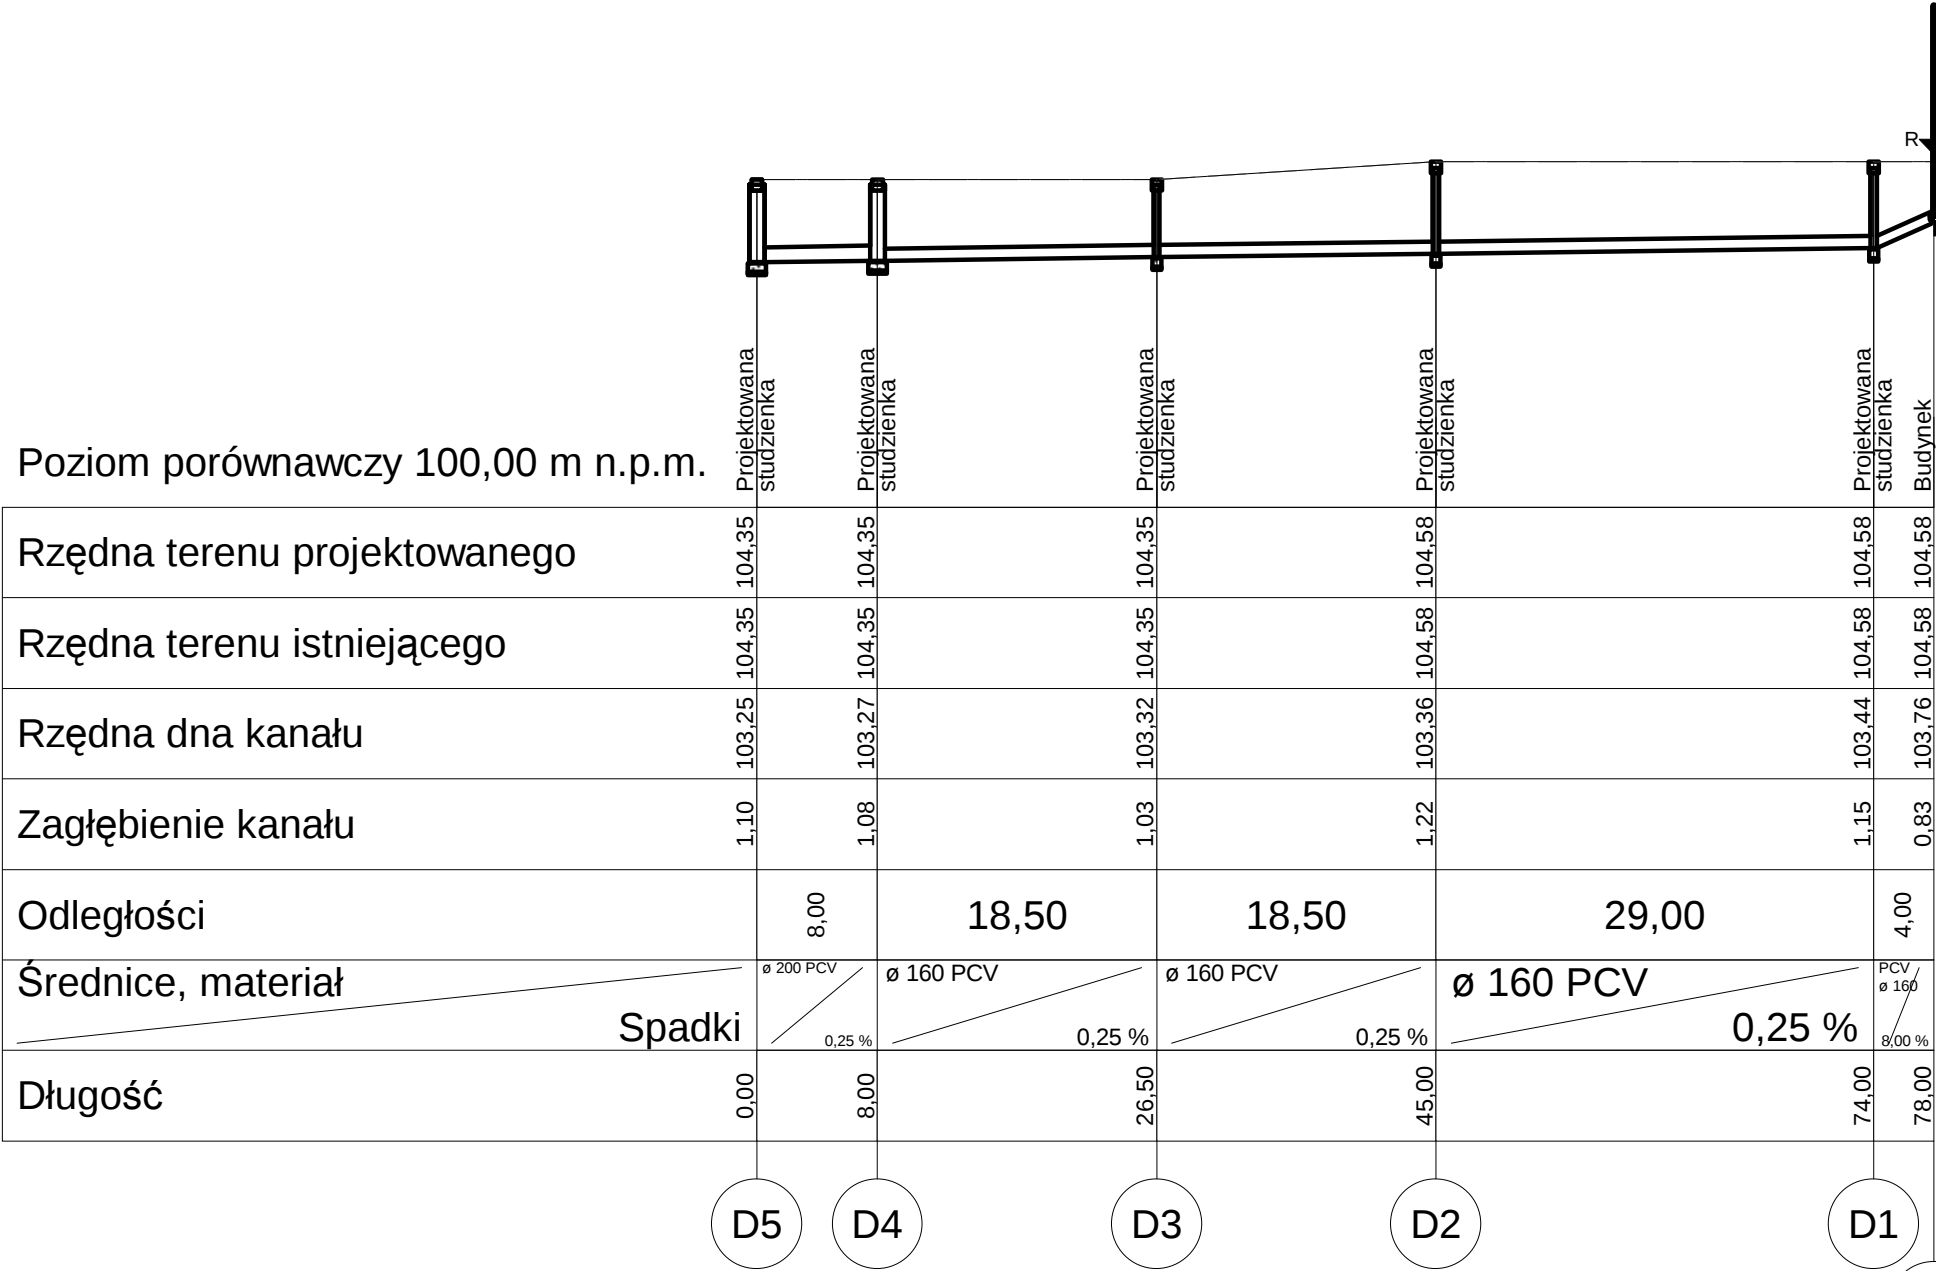


Projektowanie i Nadzór Robót Sanitarnych	
63-700 Krotoszyn ul. Ceglarska 40	
Temat:	Faza:
HALA ŚRODOWISKOWO - SPORTOWA	P. B.
Tytuł rys.:	Data:
PRZĘKRÓJ KANALIZACJI DESZCZOWEJ D5 - Rd1	2008-06-12
Inwestor:	Skala:
Gmina Kobylin ul. Rynek Marszałka J. Piłsudskiego 1	1:500
Autor projektu:	Podpis:
inż. Włodzimierz Warkocz UAN7342-37/93	Podpis:
Wykonał:	Podpis:
inż. Włodzimierz Warkocz	Podpis:
Sprawdził:	Podpis:

8.

Gredi-profile V2.0. Projekt: "Kanalizacja deszczowa - sala Kobylin.prj". sekcja: "D6 - Rd7". skala: 1 : 100. strona: 1:1 (1)

Poziom porównawczy 100,00 m n.p.m.

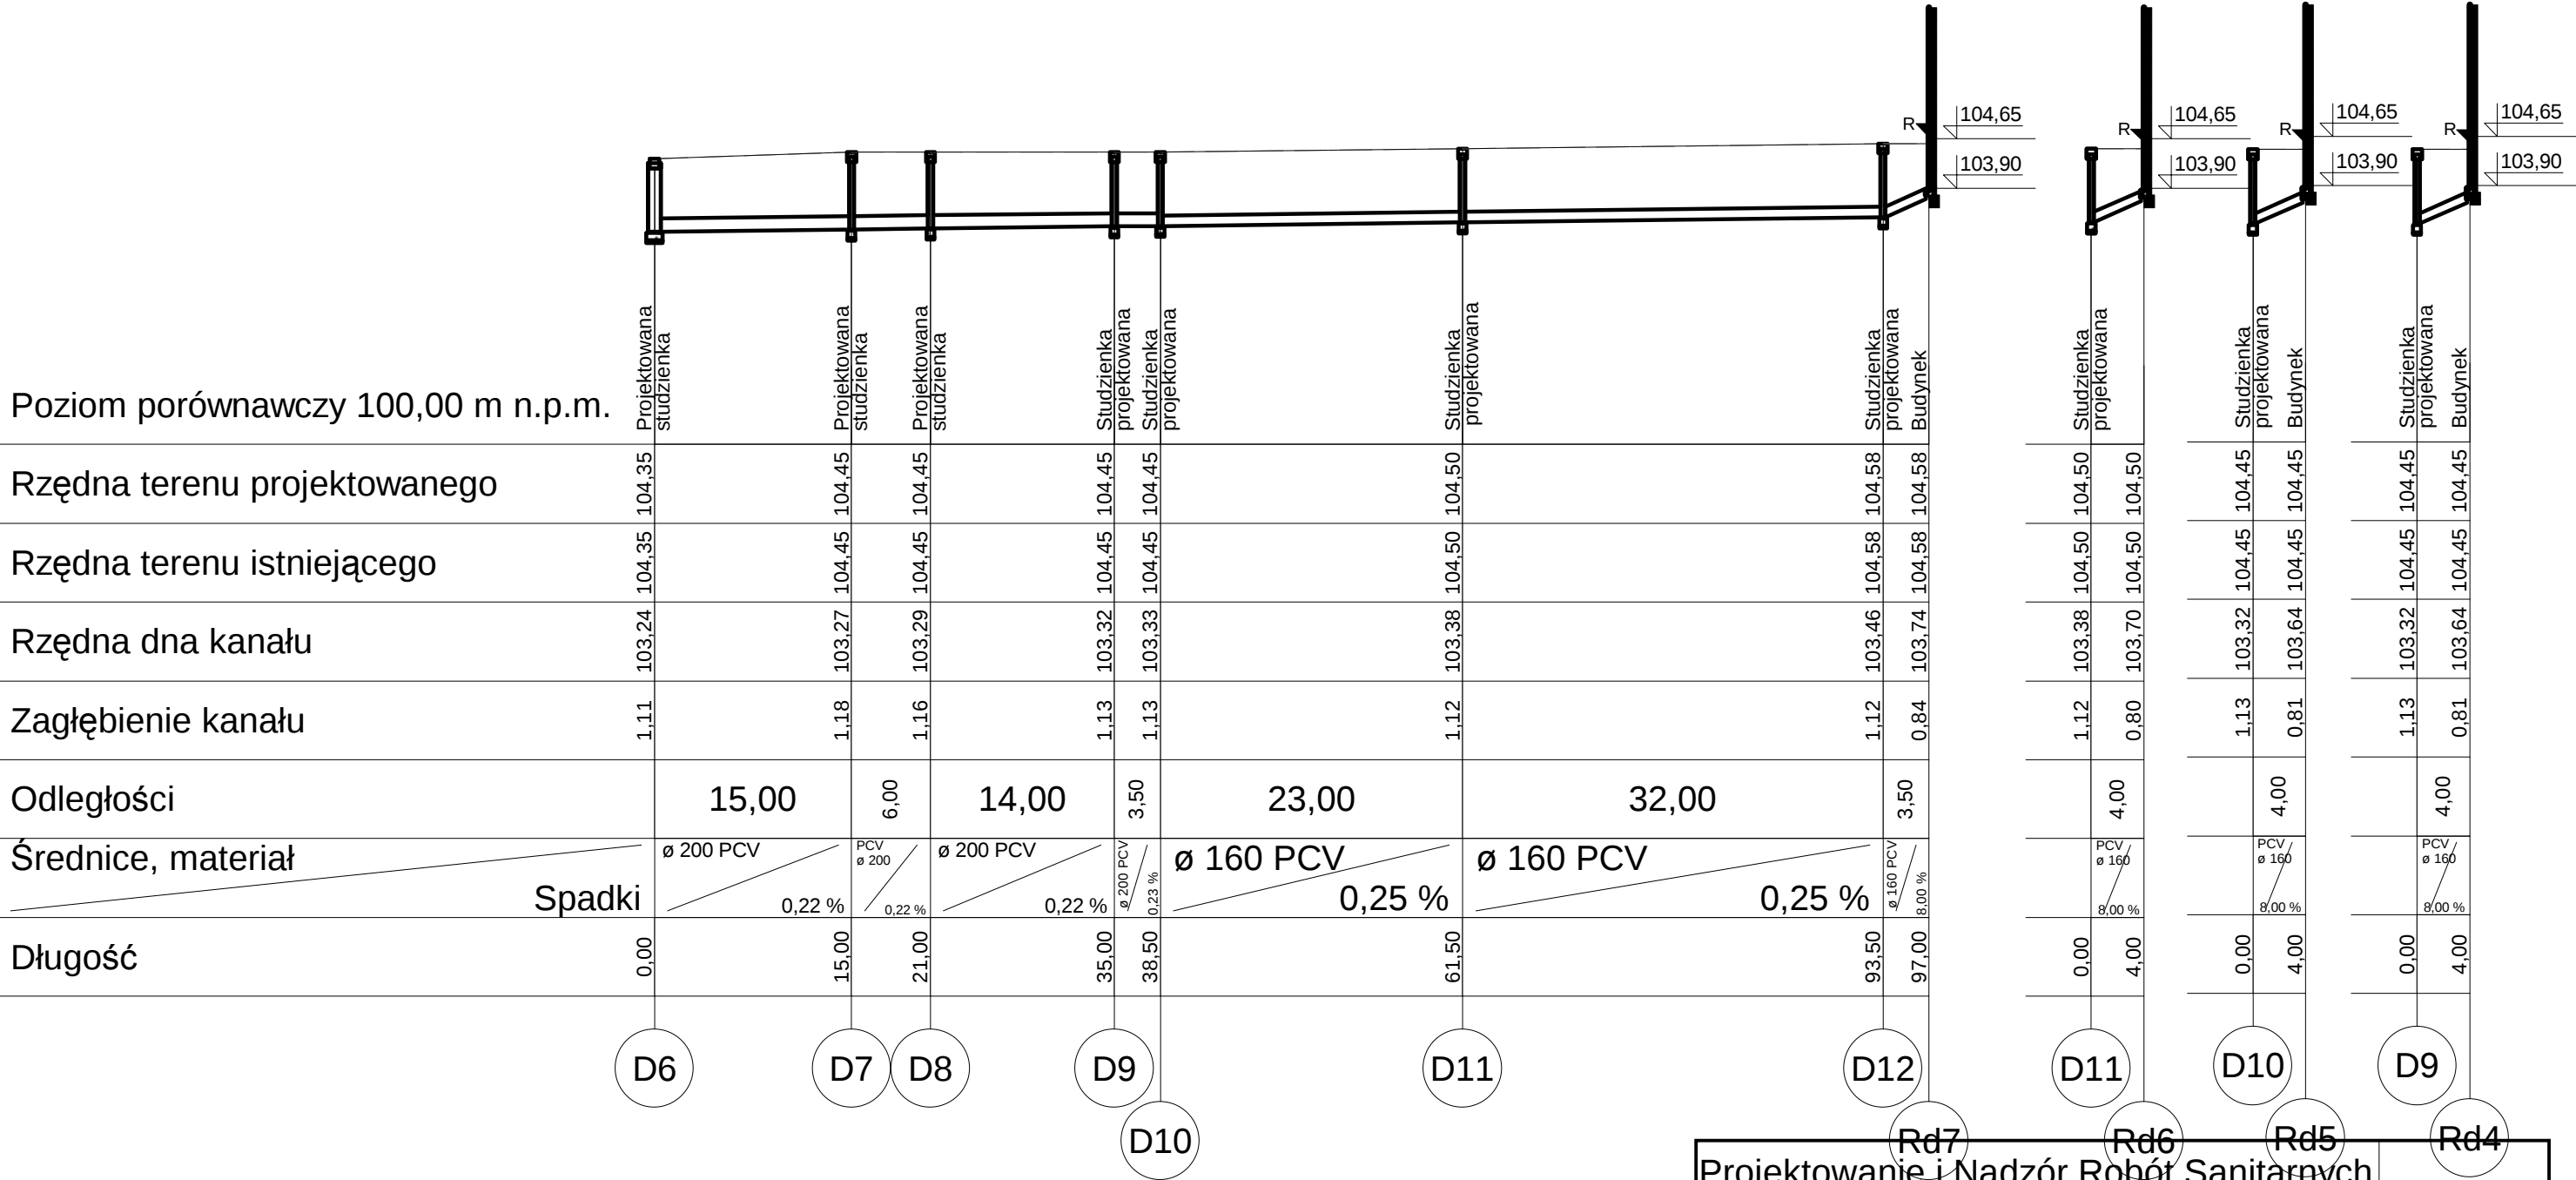


Projektowanie i Nadzór Robót Sanitarnych		
63-700 Krotoszyn ul. Ceglarska 40		
Temat:	Faza:	
HALA ŚRODOWISKOWO - SPORTOWA	P. B.	
Tytuł rys.:	Data:	
PRZEKRÓJ KANALIZACJI DESZCZOWEJ D6 - Rd7	2008-06-12	
Inwestor:	Skala:	
Gmina Kobylin ul. Rynek Marszałka J. Piłsudskiego 1	1:500	
Autor projektu:	Podpis:	9.
inż. Włodzimierz Warkocz UAN7342-37/93	Podpis:	
Wykonał:	Podpis:	
inż. Włodzimierz Warkocz	Podpis:	
Sprawdził:	Podpis:	

PRZEKRÓJ KANALIZACJI SANITARNEJ

Si - S3

Poziom porównawczy 100,00 m n.p.m.

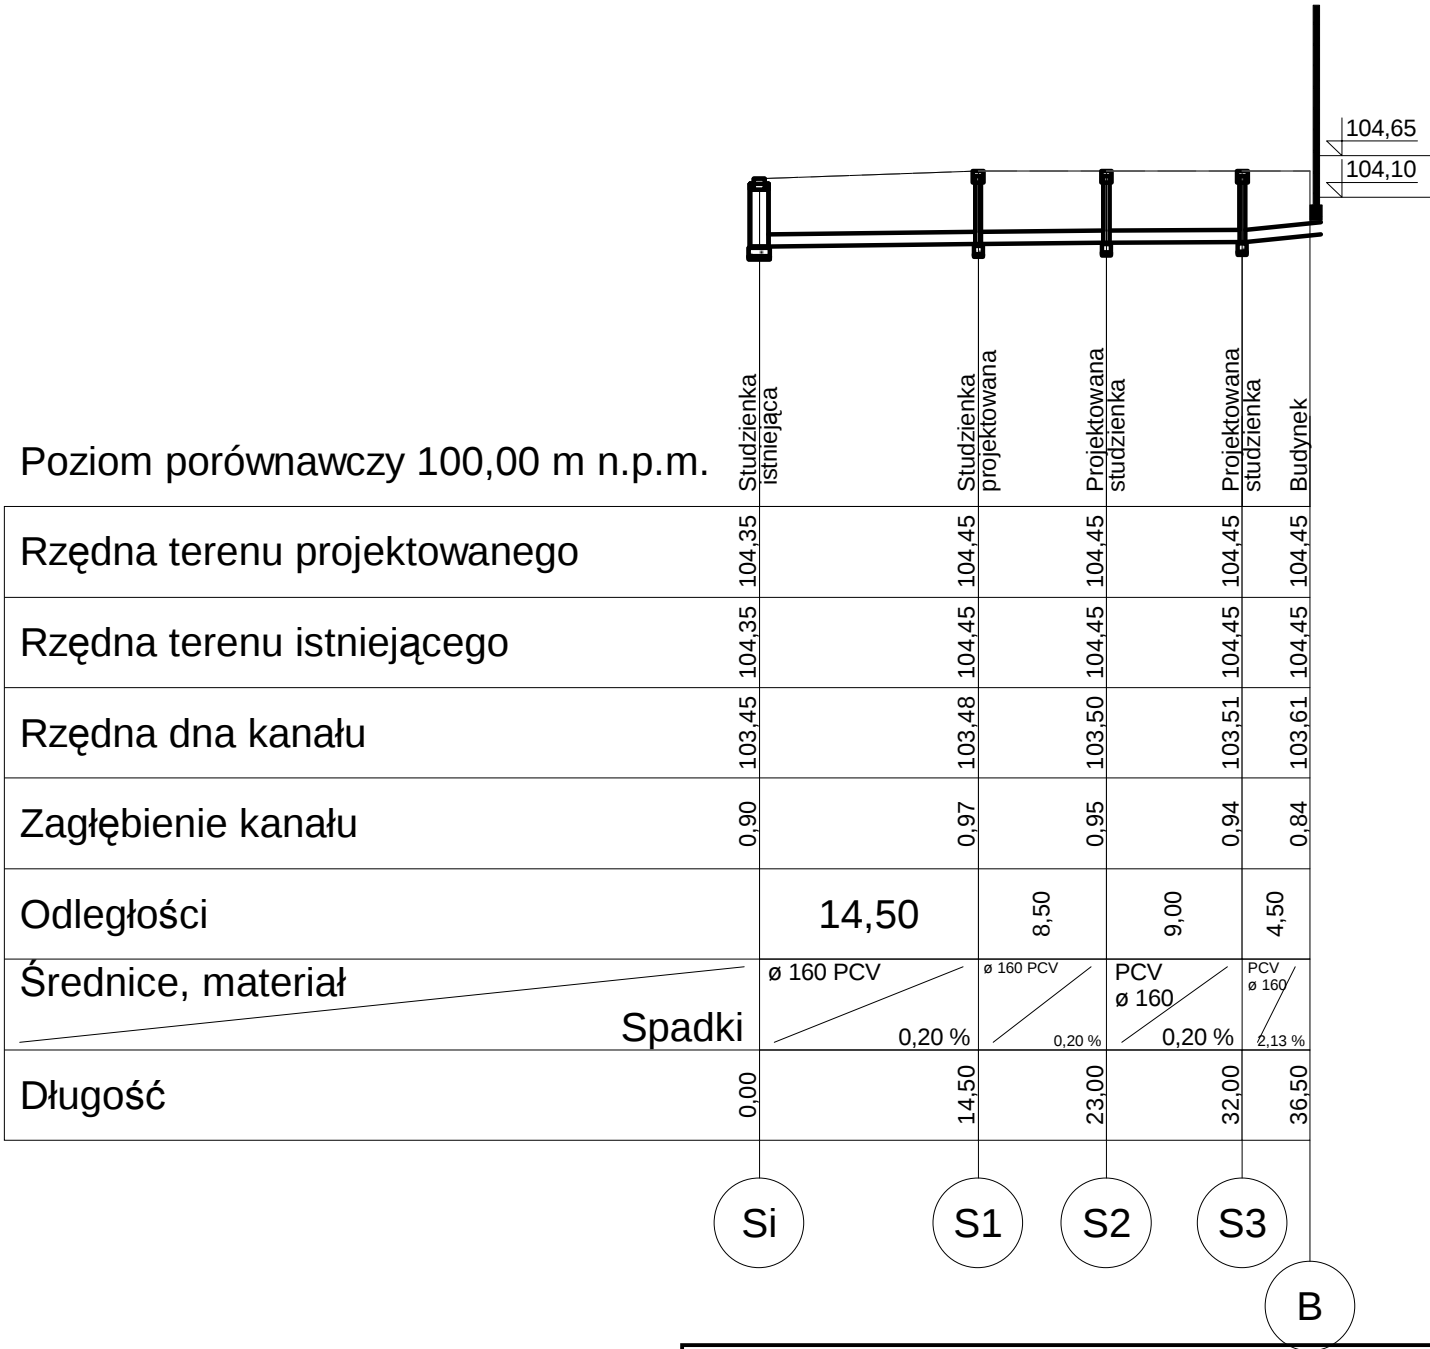

Projektowanie i Nadzór Robót Sanitarnych		
63-700 Krotoszyn ul. Ceglarska 40		
Temat:		Faza:
HALA ŚRODOWISKOWO - SPORTOWA		P. B.
Tytuł rys.:		Data:
PRZEKRÓJ KANALIZACJI SANITARNEJ Si - S4		2008-06-12
Inwestor:		Skala:
Gmina Kobylin ul. Rynek Marszałka J. Piłsudskiego 1		1:500
Autor projektu:	Podpis:	10.
inż. Włodzimierz Warkocz UAN7342-37/93		
Wykonał:	Podpis:	
inż. Włodzimierz Warkocz		
Sprawdził:	Podpis:	

PRZEKRÓJ PRZYŁĄCZA WODY


Poziom porównawczy 100,00 m n.p.m.									
Rzędna terenu projektowanego		104,42	104,42	104,35	104,35	104,50	104,50	104,50	104,50
Rzędna terenu istniejącego		104,42	104,42	104,35	104,35	104,50	104,50	104,50	104,50
Rzędna osi rurociągu		103,02	103,02	103,02	103,02	103,02	103,02	103,02	103,02
Zagłębienie rurociągu [m]		1,40	1,40	1,33	1,33	1,48	1,48	1,48	1,48
Odległości [m]		4,00	22,00	52,00	22,00				
Średnice, materiał		PE ø 90	ø 90 PE	ø 90 PE	ø 90 PE	ø 90 PE	ø 90 PE	ø 90 PE	ø 90 PE
Spadki		0,00 %	0,00 %	0,00 %	0,00 %	0,00 %	0,00 %	0,00 %	0,00 %
Długość [m]		0,00	4,00	26,00	78,00	100,00			

Projektowanie i Nadzór Robót Sanitarnych

Projektowanie i Nadzór Robót Sanitarnych 63-700 Krotoszyn ul. Ceglarska 40		
Temat:		Faza:
HALA ŚRODOWISKOWO - SPORTOWA		P. B.
Tytuł rys.:		Data:
PRZEKRÓJ PRZYŁACZA WODY		2008-06-12
Inwestor:		Skala:
Gmina Kobylin ul. Rynek Marszałka J. Piłsudskiego 1		1:500
Autor projektu:	Podpis:	Nr rys.: 11
inż. Włodzimierz Warkocz UAN7342-37/93		
Wykonał:	Podpis:	
inż. Włodzimierz Warkocz		
Sprawdził:	Podpis:	

Wirsbo-san - Gredi V2.0. Projekt: "Wod-kan sala Kobylin.san" - sekcja: "Pomieszczenie nr 6 i 7". skala: 1 : 50. strona: 1:1 (1)

ROZWINIĘCIE INSTALACJI WOD - KAN
Pomieszczenie nr 6 i 7

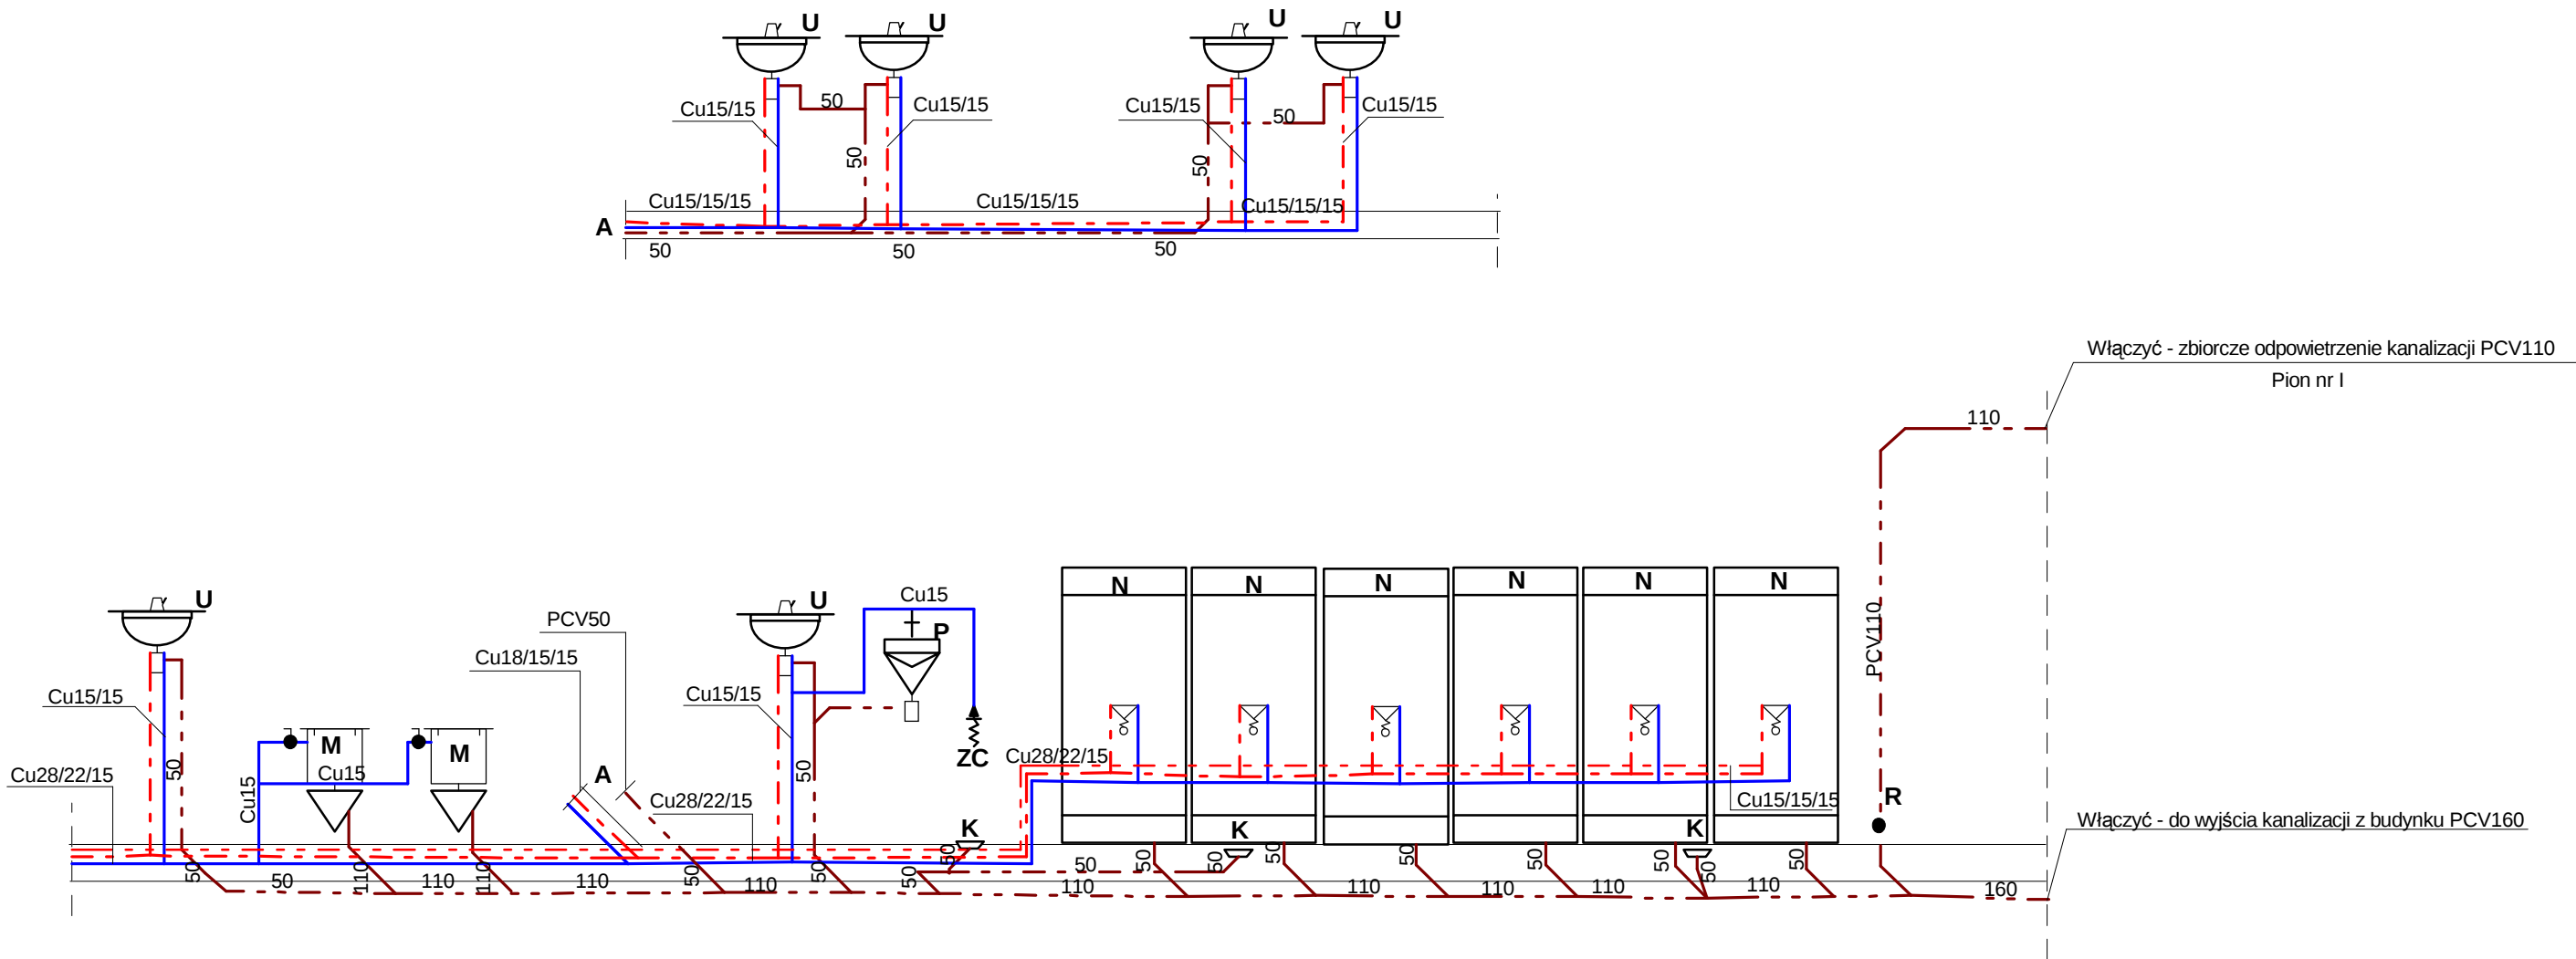


- M - Muszla ustępowa "Kompakt"
- U - Umywalka fajansowa z półnogą
- P - Pisuar fajansowy z zaworem spłukującym
- K - Kratka ściekowa PCV50 mm
- R - Rewizja kanalizacyjna PCV110 mm
- N - Kabina natryskowa 90x90
- ZC - Zawór czerpakny ze złączką na wąż fi 15 mm

Projektowanie i Nadzór Robót Sanitarnych		
63-700 Krotoszyn ul. Ceglarska 40		
Temat:		Faza:
HALA ŚRODOWISKOWO - SPORTOWA		P. W.
Tytuł rys.:		Data:
ROZWINIĘCIE INSTALACJI WOD - KAN		2008-07-26
inwestor:		Skala:
Gmina Kobylin ul. Rynek Marszałka J. Piłsudskiego 1		1:50
Autor projektu:	Podpis:	13
inż. Włodzimierz Warkocz UAN7342-37/93	Podpis:	
Wykonał:	Podpis:	
inż. Włodzimierz Warkocz	Podpis:	
Sprawdził:	Podpis:	

Wirsbo-san - Gredi V2.0. Projekt: "Wod-kan sala Kobylin.san" - sekcja: "Pomieszczenie nr 13 i 15". skala: 1 : 50. strona: 1:1 (1)


ROZWINIĘCIE INSTALACJI WOD - KAN
Pomieszczenie nr 6 i 7
Pomieszczenie nr 10

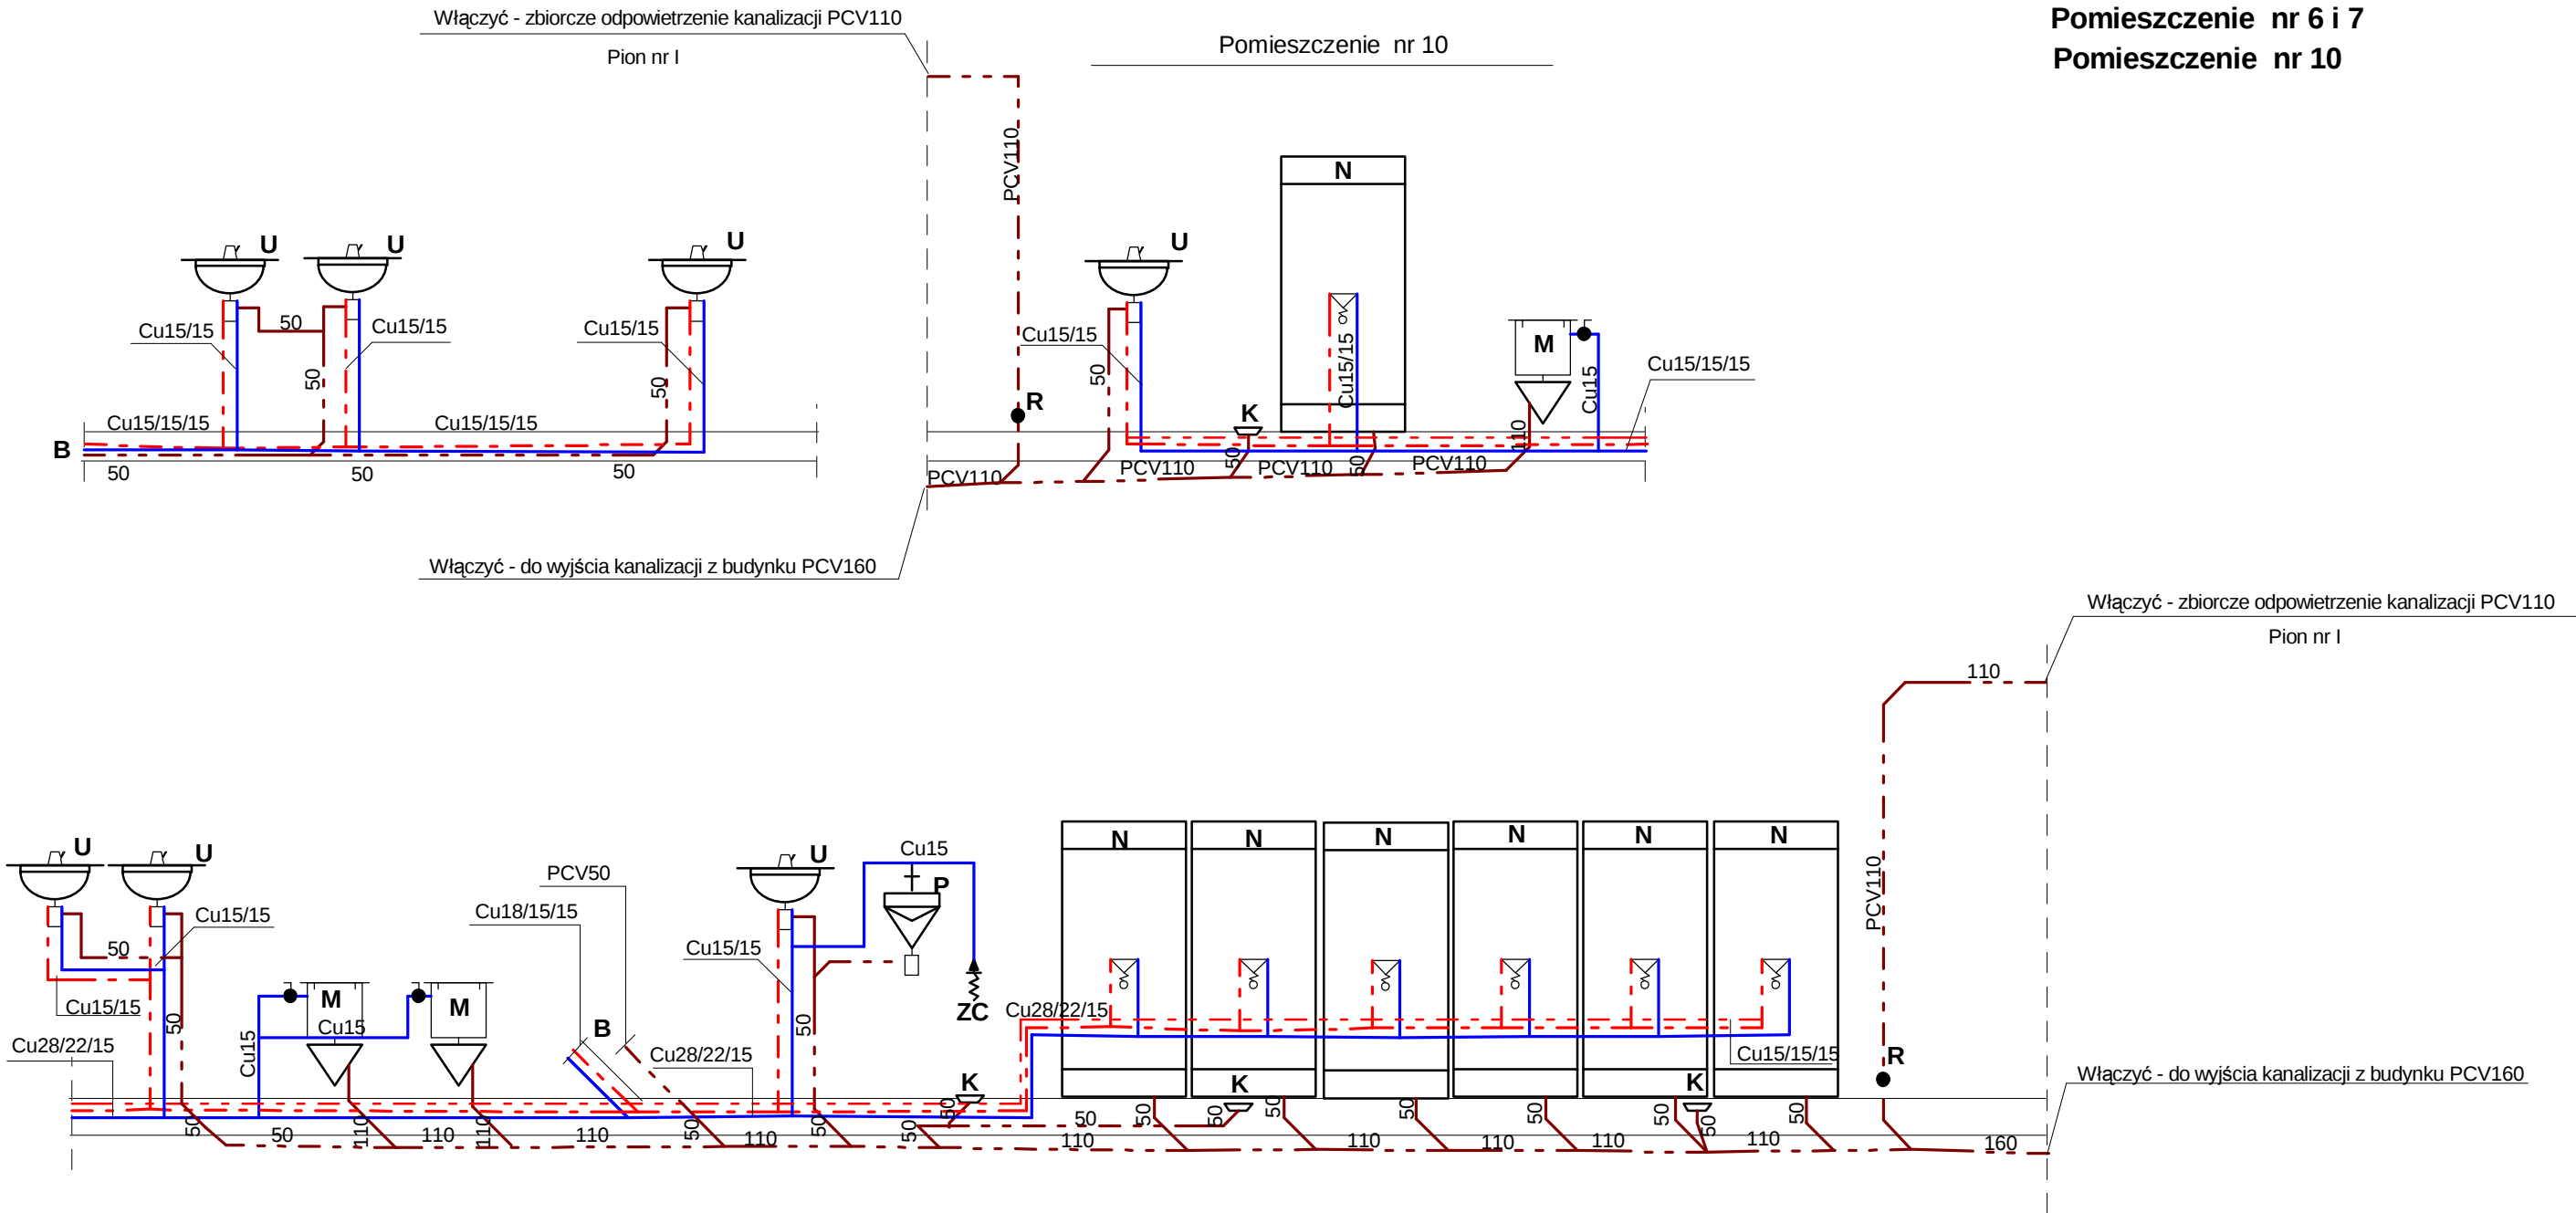


- M - Muszla ustępowa "Kompakt"
- U - Umywalka fajansowa z półnogą
- P - Pisuar fajansowy z zaworem spłukującym
- K - Kratka ściekowa PCV50 mm
- R - Rewizja kanalizacyjna PCV110 mm
- N - Kabina natryskowa 90x90
- ZC - Zawór czerpakny ze złączką na wąż fi 15 mm

Projektowanie i Nadzór Robót Sanitarnych		
63-700 Krotoszyn ul. Ceglarska 40		
Temat:	Faza:	
HAŁA ŚRODOWISKOWO - SPORTOWA	P. W.	
Tytuł rys.:	Data:	
ROZWINIĘCIE INSTALACJI WOD - KAN	2008-07-26	
Inwestor:	Skala:	
Gmina Kobylin ul. Rynek Marszałka J. Piłsudskiego 1	1:50	
Autor projektu:	Podpis:	14
inż. Włodzimierz Warkocz UAN7342-37/93	Podpis:	
Wykonał:	Podpis:	
inż. Włodzimierz Warkocz	Podpis:	
Sprawdził:	Podpis:	

ROZWINIĘCIE INSTALACJI WOD - KAN
Pomieszczenie nr 28 - 21

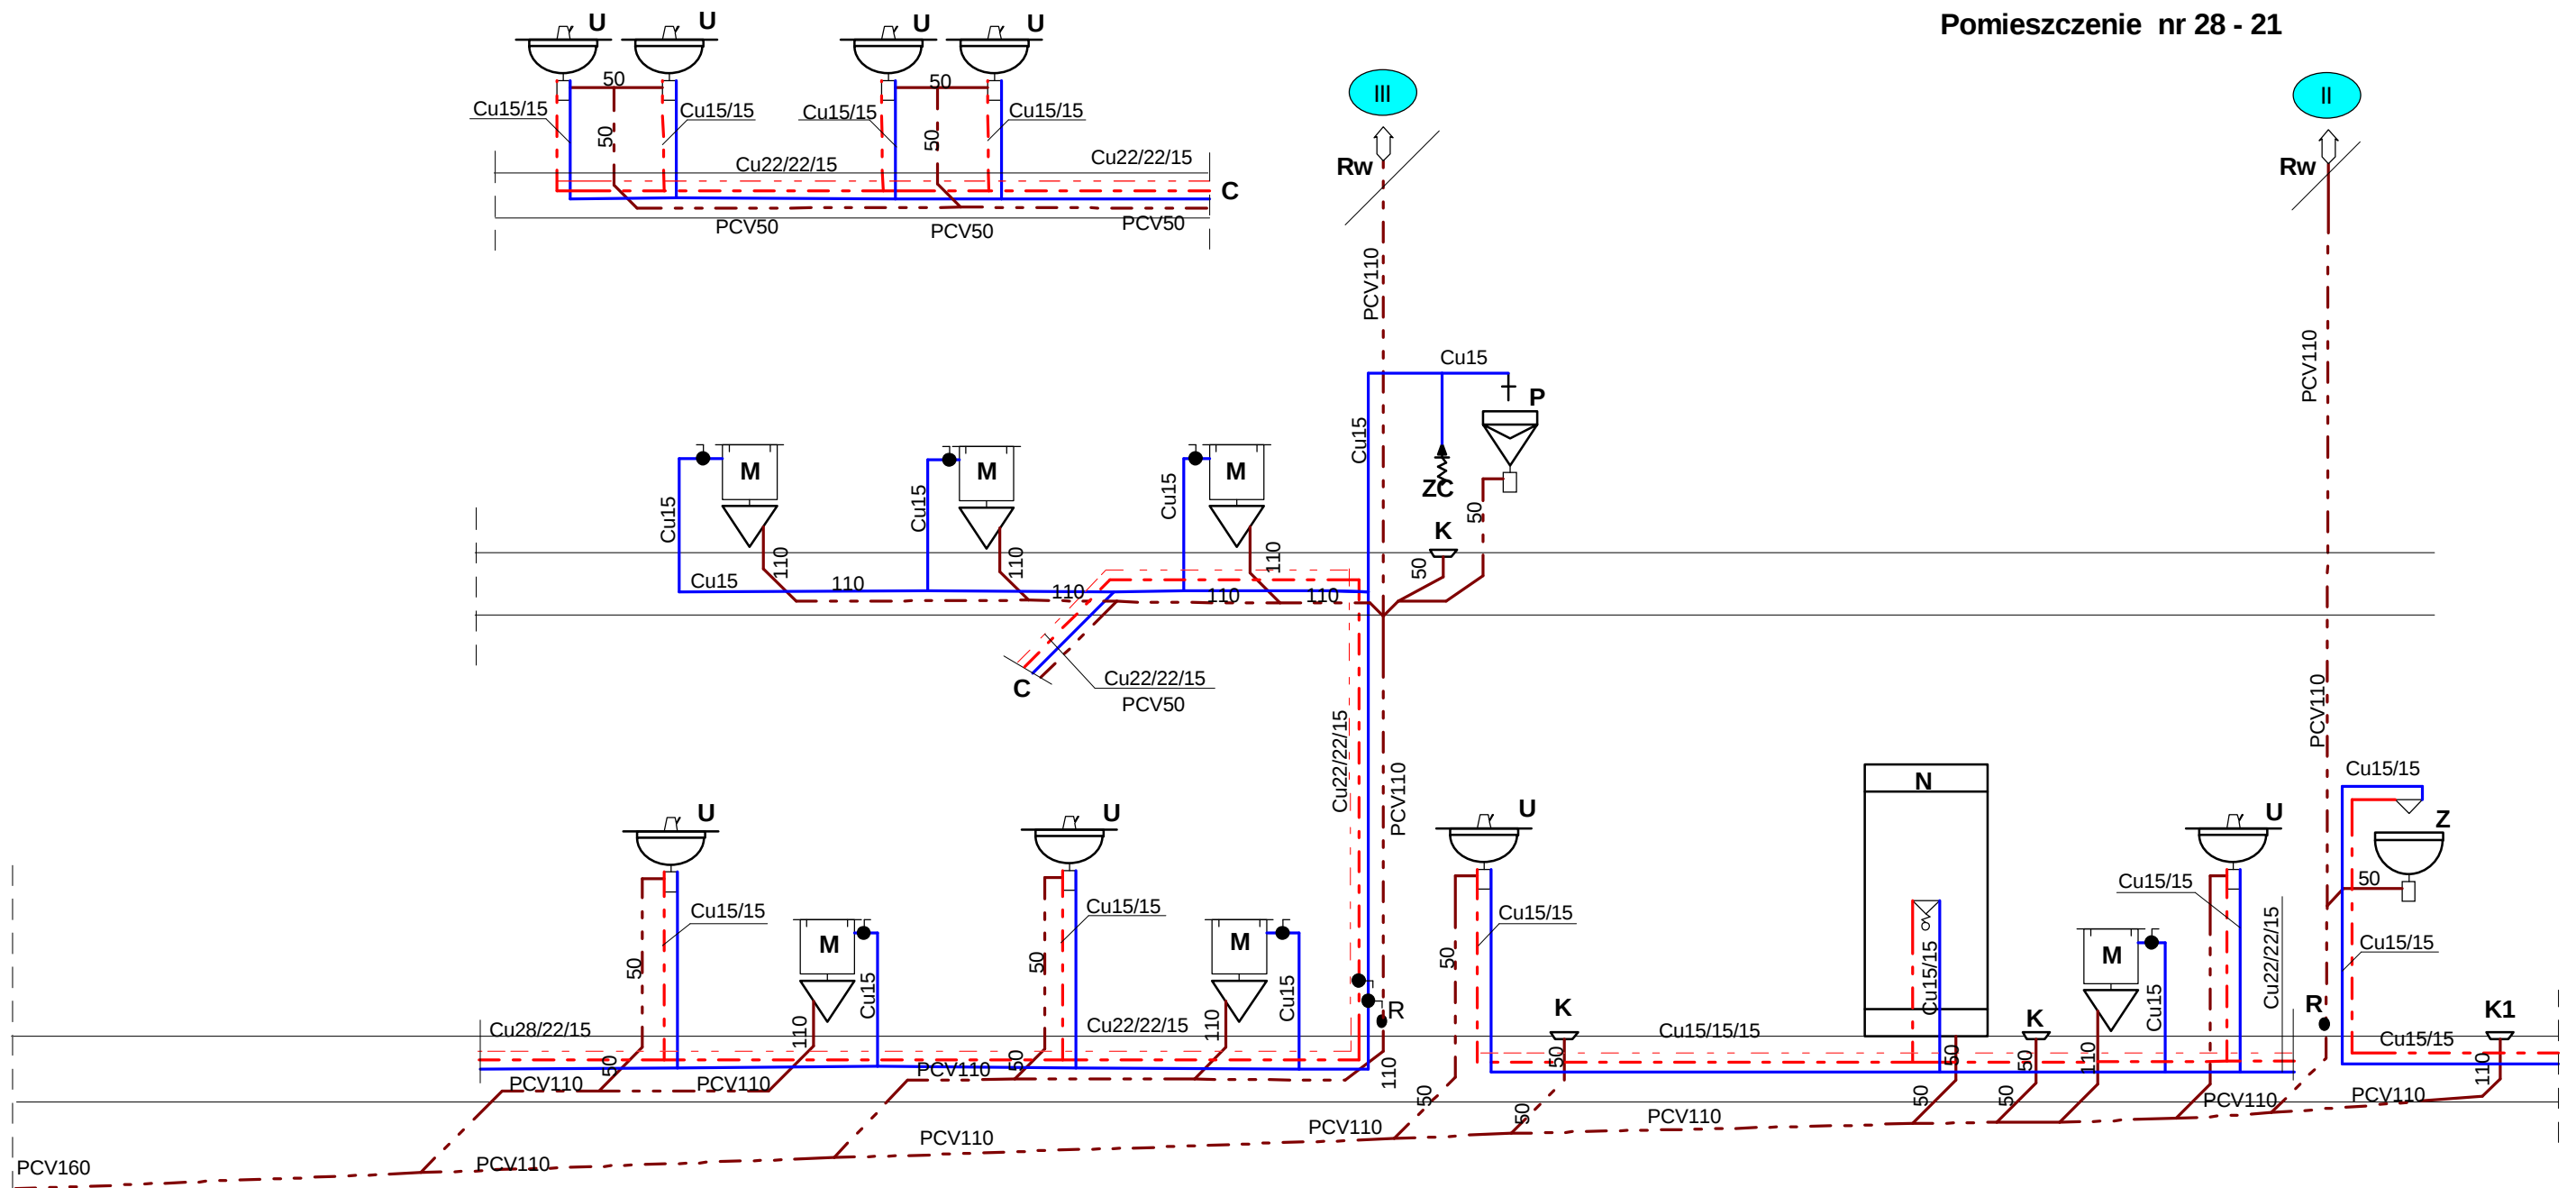

Projektowanie i Nadzór Robót Sanitarnych		
63-700 Krotoszyn ul. Ceglarska 40		
Temat:		Faza:
HALA ŚRODOWISKOWO - SPORTOWA		P. W.
Tytuł rys.:		Data:
ROZWINIĘCIE INSTALACJI WOD - KAN		2008-07-26
Inwestor:		Skala:
Gmina Kobylin ul. Rynek Marszałka J. Piłsudskiego 1		1:50
Autor projektu:	Podpis:	15
inż. Włodzimierz Warkocz UAN7342-37/93		
Wykonał:	Podpis:	
inż. Włodzimierz Warkocz		
Sprawdził:	Podpis:	

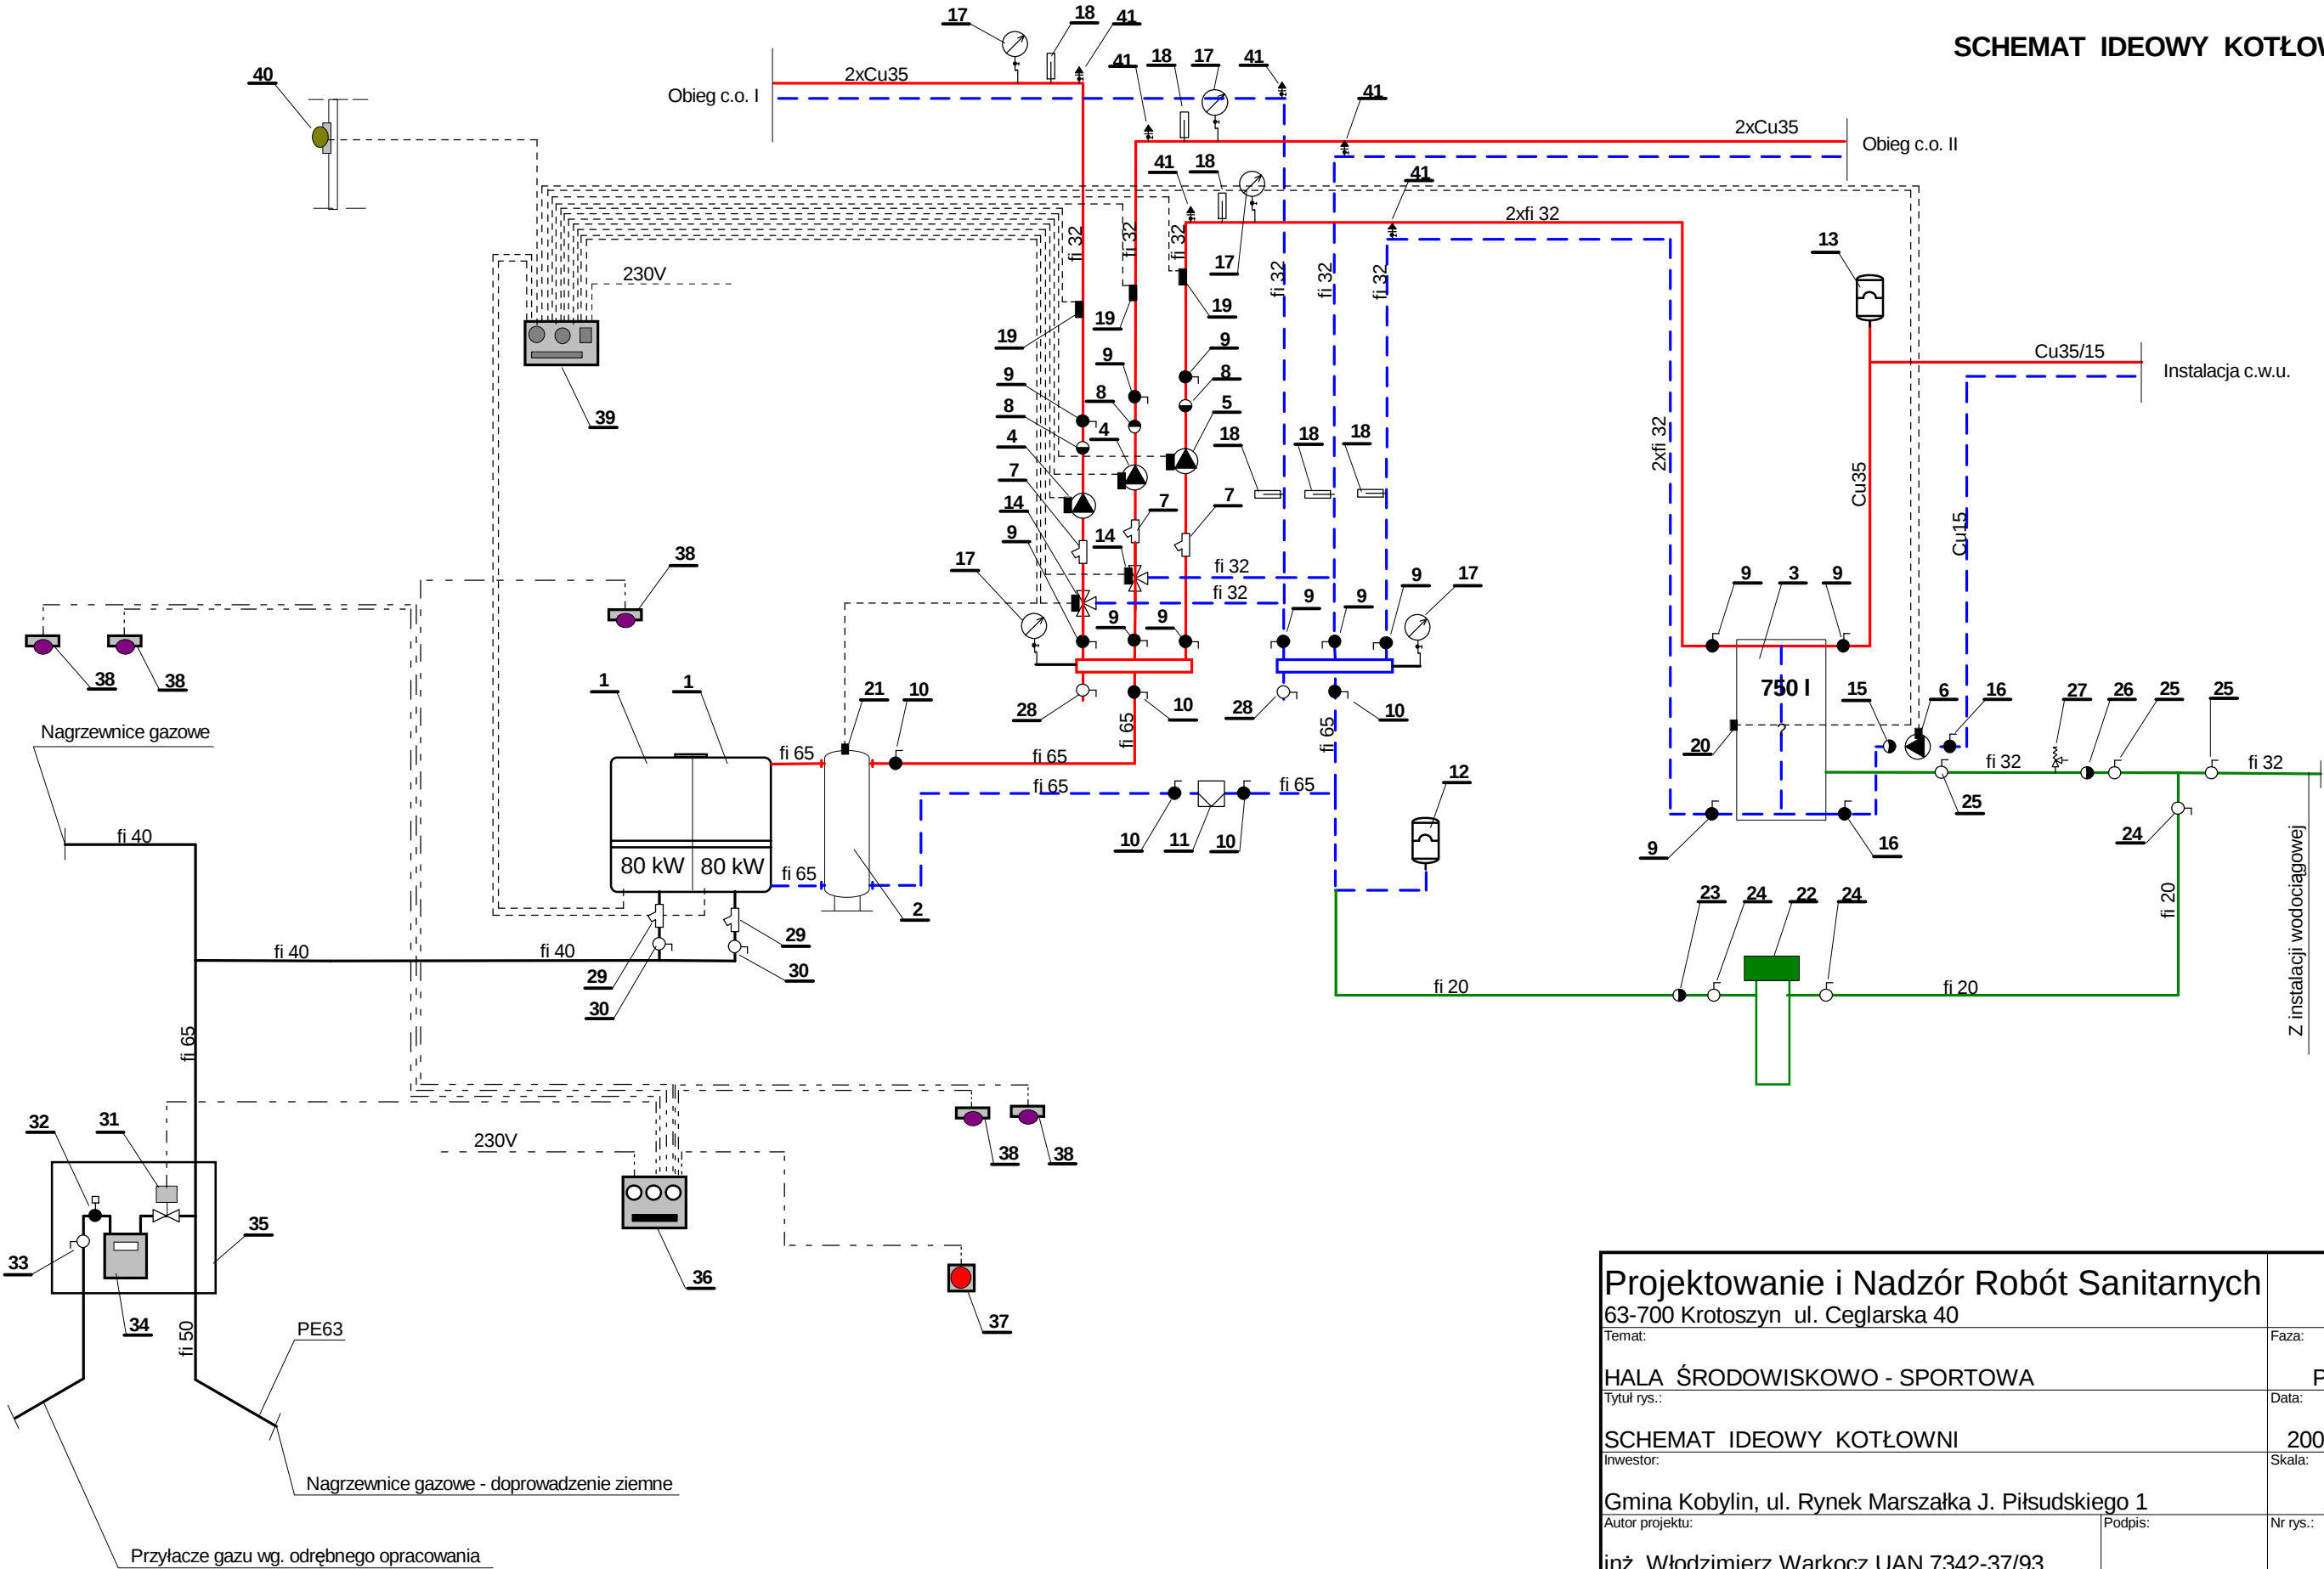

Projektowanie i Nadzór Robót Sanitarnych

63-700 Krotoszyn ul. Ceglarska 40

Temat:

HALA ŚRODOWISKOWO - SPORTOWA

Tytuł rys.:

SCHEMAT IDEOWY KOTŁOWNI

Inwestor:

Gmina Kobylin, ul. Rynek Marszałka J. Piłsudskiego 1

Autor projektu:

inż. Włodzimierz Warkocz UAN 7342-37/93

Wykonał:

inż. Włodzimierz Warkocz

Sprawił:

Faza:

P. W.

Data:

2008-07-24

Skala:

1:50

Nr rys.:

16